


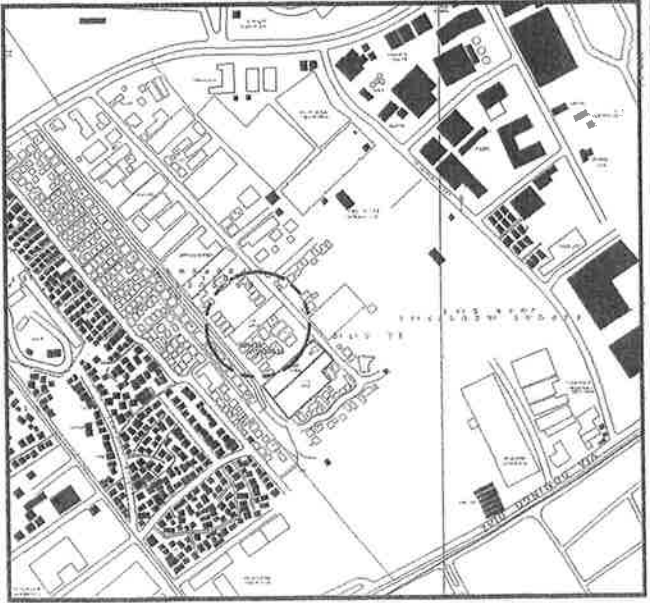

LOCALIZACIÓN REGIONAL

ESCALA: 1:5000


UBICACION	PROVINCIA:	PANAMA
	DISTRITO:	PANAMA
	CORREIMIENTO:	JUAN DIAZ
	LUGAR:	PARQUE INDUSTRIAL JUAN DIAZ
	NORMA:	R25-C2

DATOS GENERALES

AREA DEL LOTE:	2470,30 m2
PROPIETARIO:	LUIS GUILLERMO PAJIZA CONTE
COO. UBIC:	8712
FINCA:	12574
DATOS GENERALES	
SON 4 PARCELAS EN LA ZONA Y 3 EN LA PLANTA ALTA DE 20 CADA UNO, TODOS VENDO SU SISTEMA ELECTRICO INSTALADOS. EL TERRENO Y LOS CONTENEDORES SEGRAN EL CENTRO DE ACORPIO PARA EL ALMACENAJE DE MATERIALES DE CONSTRUCCION PARA VIVIENDAS DEL PROYECTO (CASA DE ESPERANZA DEL NIV. 100 METERAS) (CASA DE PVO PARA PADRES.	

[illegible]

NORMA DE ZONIFICACIÓN

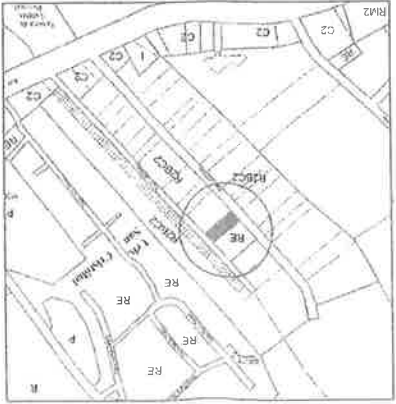


Cuadro de Zonificación "R2-B"


[illegible]

DETALLE DE CERCA DE M-2 CON CICLÓN

ESCALA: 1:33 1/3

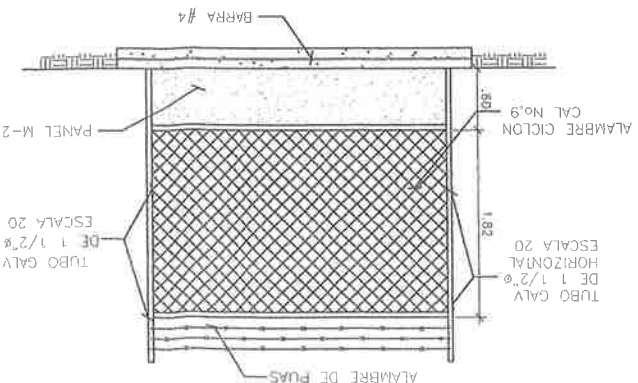


ELEVACIÓN FRONTAL

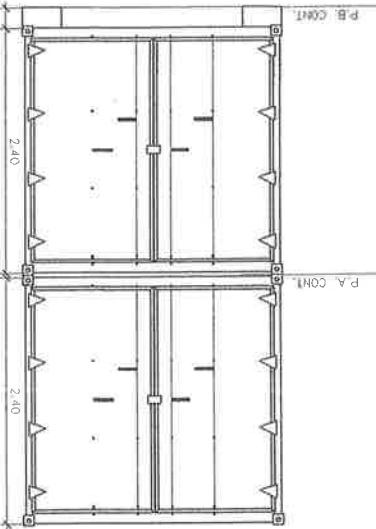


ELEVACIÓN LATERAL

ESG: 1:33 1/3

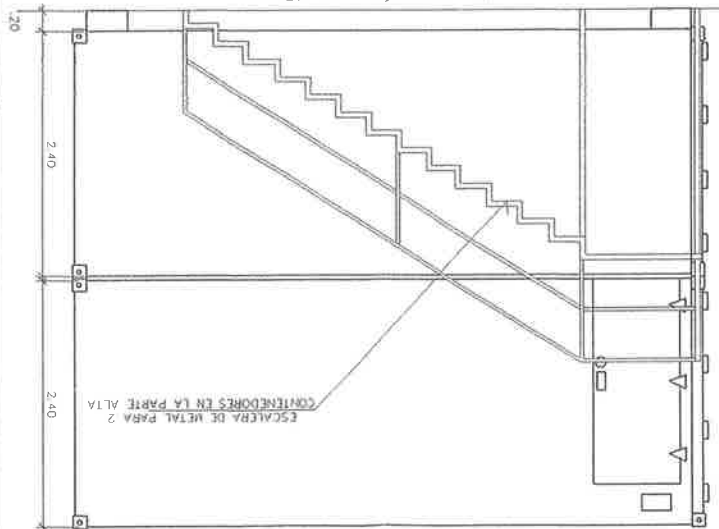

PLANTAS ARQUITECTONICAS GENERAL

ESCALA: 1:150

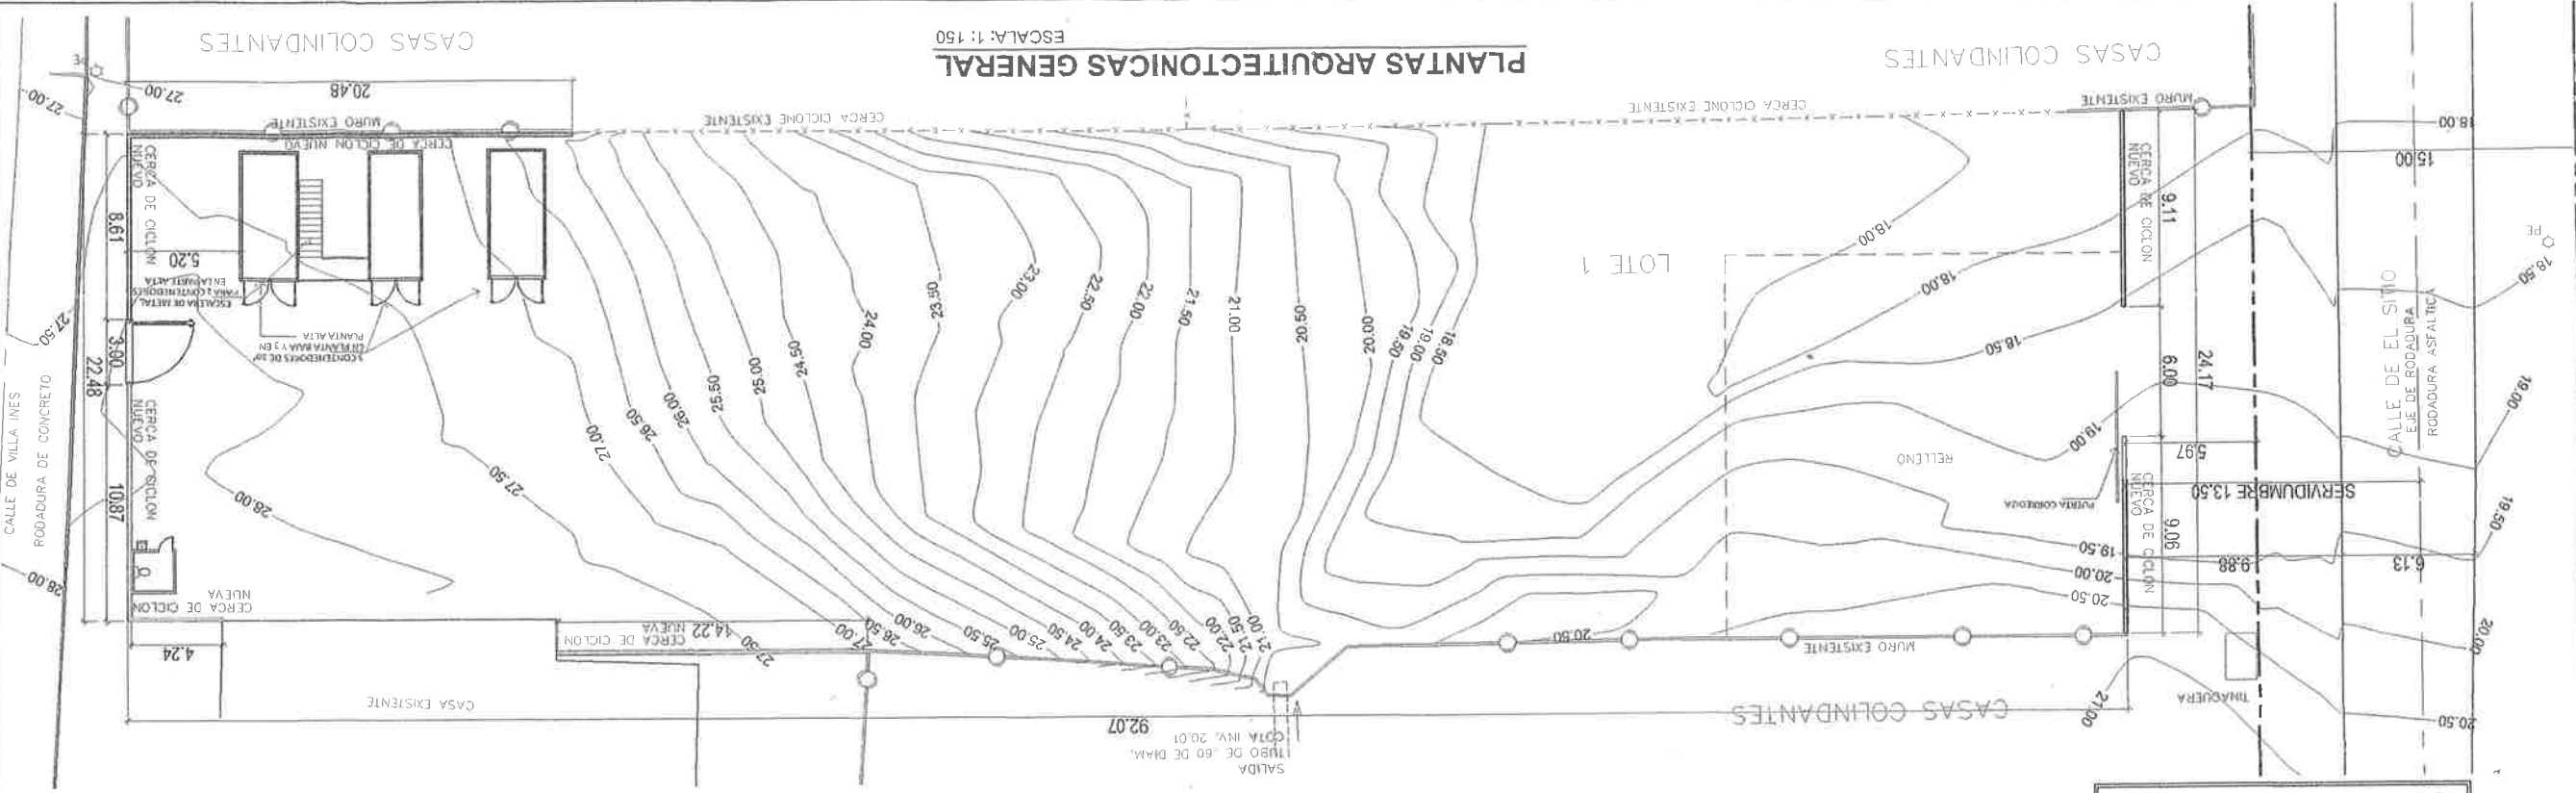

CIVIL WORK



CONTENEDORES PARA ALMACENAJE DE MATERIALES DE CONSTRUCCION

Proyecto: CON INENEDURES PARA ALMACENAR DE MATERIALES DE CONSTRUCCION

Propietario: LUIS GUILLERMO PANIZA CONTE

Ubicación: CALLE NICA, LOTE 36, BARRIO NICA, CORRECCIONMENTO JUAN DIAZ, DIST. PANAMA, PROV. PANAMA

PLANTA DE LOCALIZACION
PLANTA DE LOCALIZACION

Calculo:
FERNAN





MARKO 2	ESCOLA
	INDICADA

Firma del propietario
Cédula





ERIC W. JENNIFER L.
ARQUITECTO
LICENCIADO N.º 2002-001-071

[Signature]
FORMA

Ley 15 de 26 de Enero de 1959

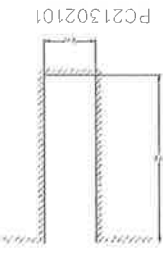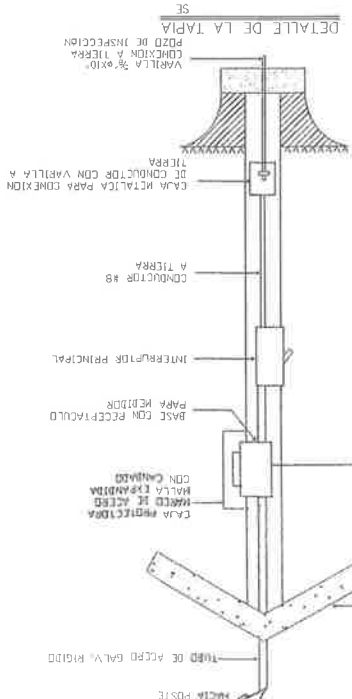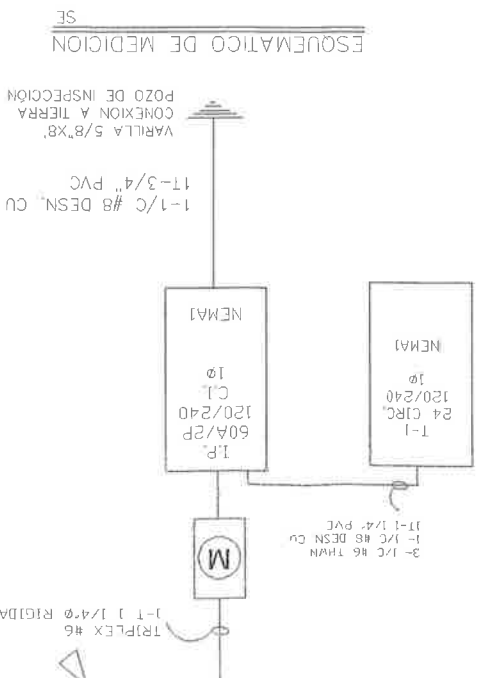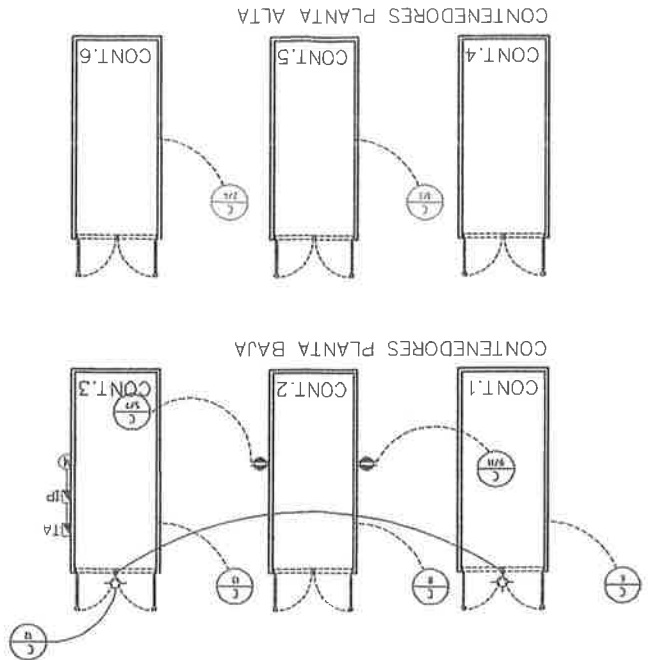[illegible]

LUMINARIA DE TECTO
 LUMINARIA EN POSTE
 CONTEINEDORES
 120V AC
 TOACORRIENTE DOBLE POLARIZADO
 TOACORRIENTE 240 V,
 ACORRIENTE
 INTERRUPTOR PRINCIPAL
 TABLERO DE DISTRIBUCION ELECTRICA
 MEDIDOR
 INTERRUPTOR SECCIONA
 SIMBOLOGIA

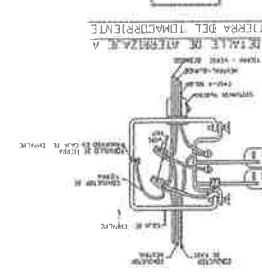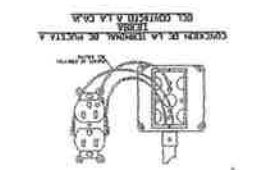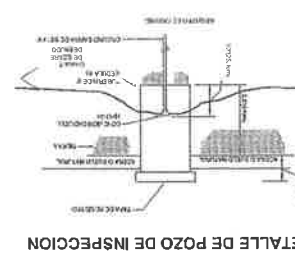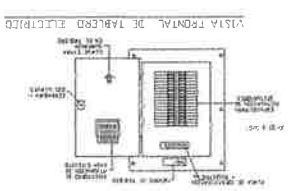

CIVIL WORK

Proyector
**CONTENEDORES PARA ALMACENAJE
DE MATERIALES DE CONSTRUCCION**

Propietario: LUIS GUILLERMO PANIZA CONTE
Ubicacion: CALLE N.C. LOTE 36, BARRIADA N.C., CORREGIMIENTO JUAN DIAZ,
DIST. PANAMA, PROV. PANAMA

CONTENIDO: DETALLES Y NOTAS ELÉCTRICAS	Diseño:	Fecha:
	ERIC EL CHANG LI	MARZO 2018
Calculo:	Escrito:	

PLANTA DE GENERAL DE ELECTRICIDAD	FERNANDO CESPEDES	INDICADA
Desarrolla:	Hola	E-01

2000

Firma do Director
de Obras Municipales

PHILIP C. CHANG, L.
ARQUITECTO
LICENCIA No. 2002-001-071

U.S. DEPT. OF JUSTICE
JAN 14 1959