



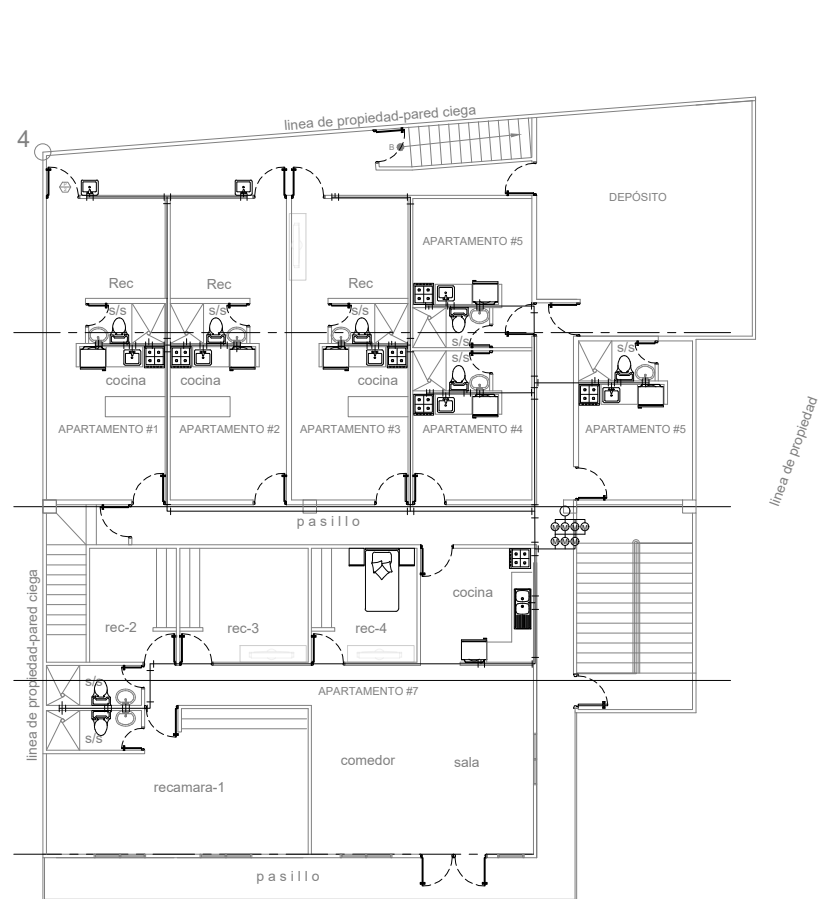


PLANTA ALTA DE AGUA POTABLE- NIVEL 100
ESCALA: 1 : 100

NOTA IMPORTANTE:


Todos los apartamentos utilizarán
tanques de gas de 25 lbs.

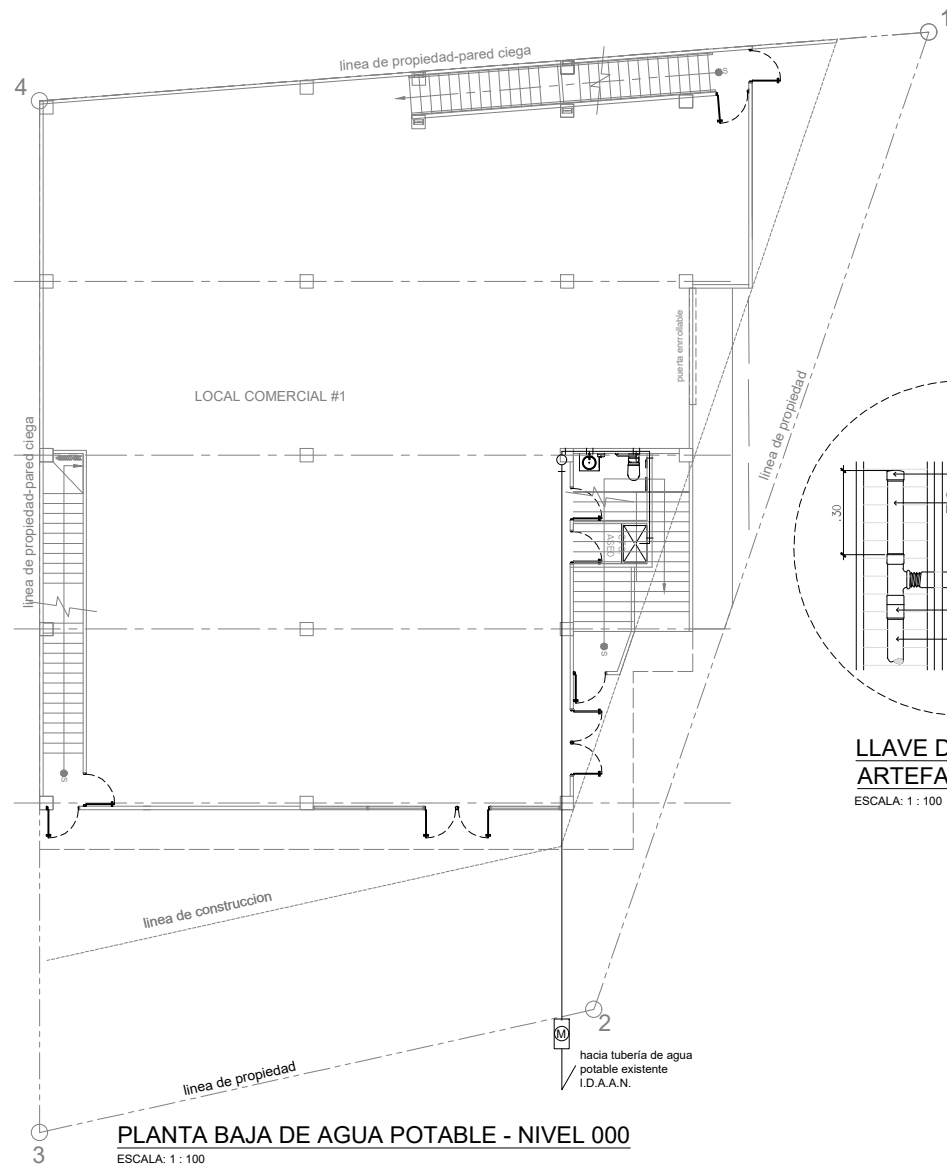


PLANTA BAJA DE AGUA POTABLE - NIVEL 000
ESCALA: 1 : 100

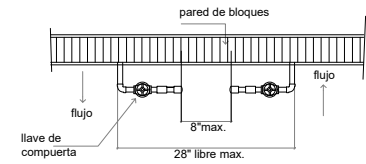


PLANTA DE MEDIDORES
SIN ESCALA

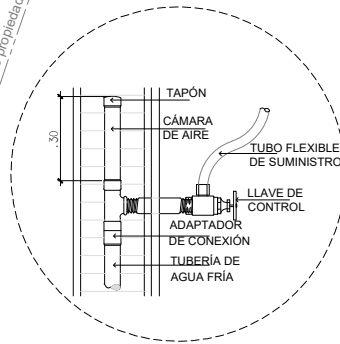


**LLAVE DE PASO EN
ARTEFACTO SANITARIO**
ESCALA: 1 : 100

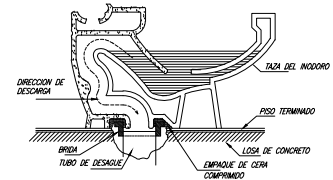


**DIAGRAMA DE LA TAZA
SOBRE LA BRIDA**
SIN ESCALA

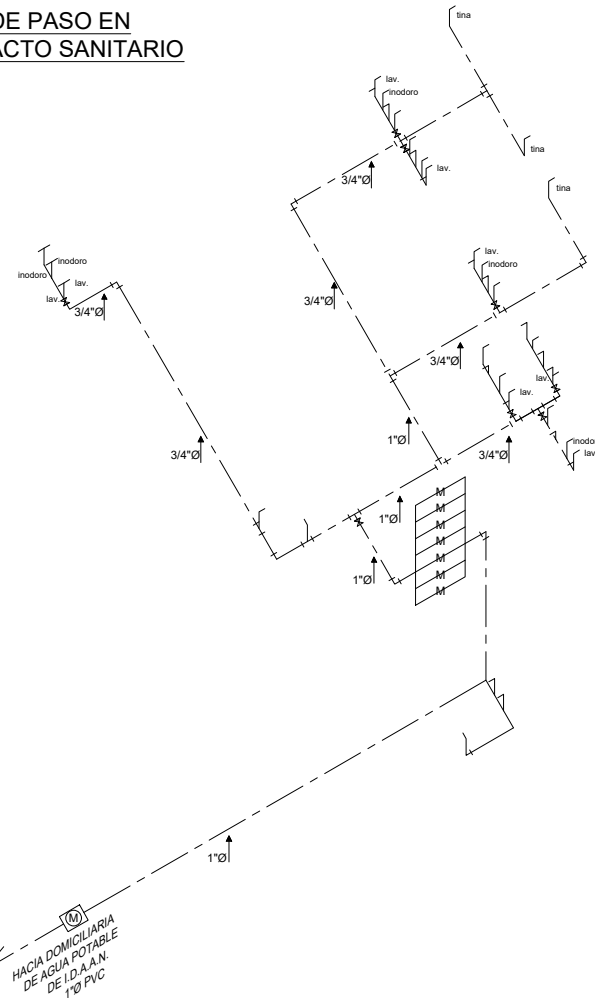


ISÓMETRICO DE AGUA POTABLE
ESCALA: 1 : 100

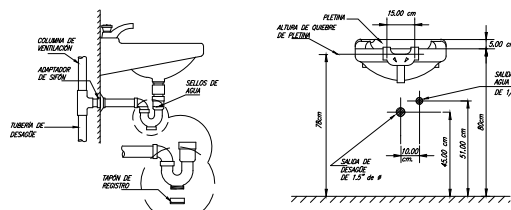


INSTALACIÓN DE LAVAMANOS
SIN ESCALA

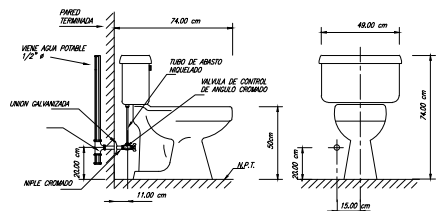

DET. DE CONEXIÓN DE INODORO
SIN ESCALA

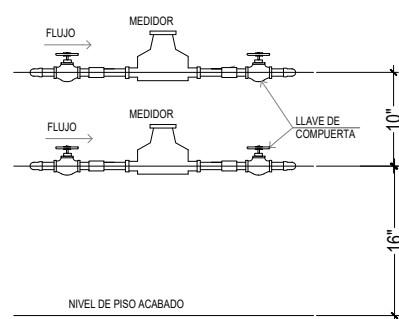

**ELEVACIÓN TÍPICA DE
CONEXIÓN DE AGUA POTABLE**
SIN ESCALA

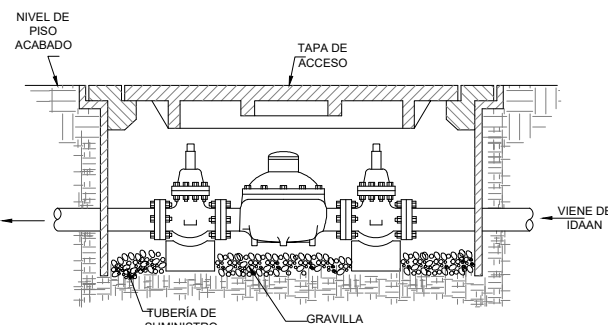

**DETALLE DE INSTALACIÓN
INSTALACIÓN DE MEDIDOR**
OPCIONAL PARA EL PROPIETARIO SIN ESCALA

FIRMA Y SELLO DEL ING. MUNICIPAL

PROYECTO

LOCAL COMERCIAL, DEPÓSITO Y
APARTAMENTOS
Ubicada en la Carretera Puerto Quimba,
Corregimiento de Metel, Distrito de Pinogana,
Provincia de Darién, República de Panamá.

DUEÑO O REPRESENTANTE LEGAL
PROPIEDAD DE: CHEGUE LIU Y HUIRU LIU

FIRMA

CÉDULA

ARQUITECTO

Arq. Erick Zapata

DISEÑO

Arq. Erick Zapata

DISEÑO

Abraham Menahem

REVISIÓN

Arq. Erick Zapata

CONTENIDO

AGUA POTABLE

HOJA

PLOM-01

FECHA: 25/12/2019

HOJA 13 DE

© 2019, Artecoss S.A.
Estos dibujos están protegidos por la Ley de Derecho
de Autor. Estos dibujos no deben ser reproducidos total o
parcialmente sin autorización escrita de Artecoss S.A.