

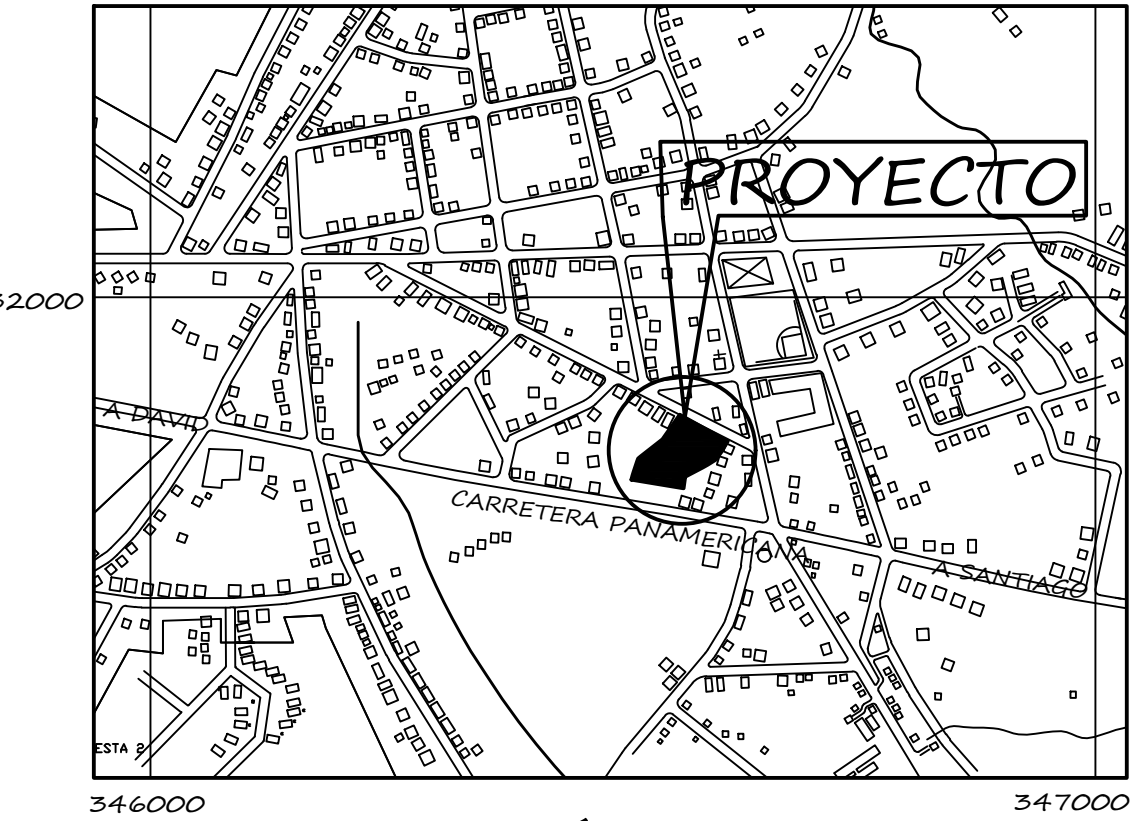


DATOS DEL PROYECTO	
PROVINCIA:	CHIRIQUI
DISTRITO:	DAVID
CORREGIMIENTO:	LAS LOMAS
LUGAR:	LAS LOMAS, CARR. PANAMERICANA
FOLIO REAL:	30129929
CÓDIGO:	4506
ÁREA TOTAL DEL LOTE:	5773.26 m²
PROPIETARIOS:	GUANQU HOU Y CUI SI WANG
CÉDULAS:	E-8-92130 E-8-87035

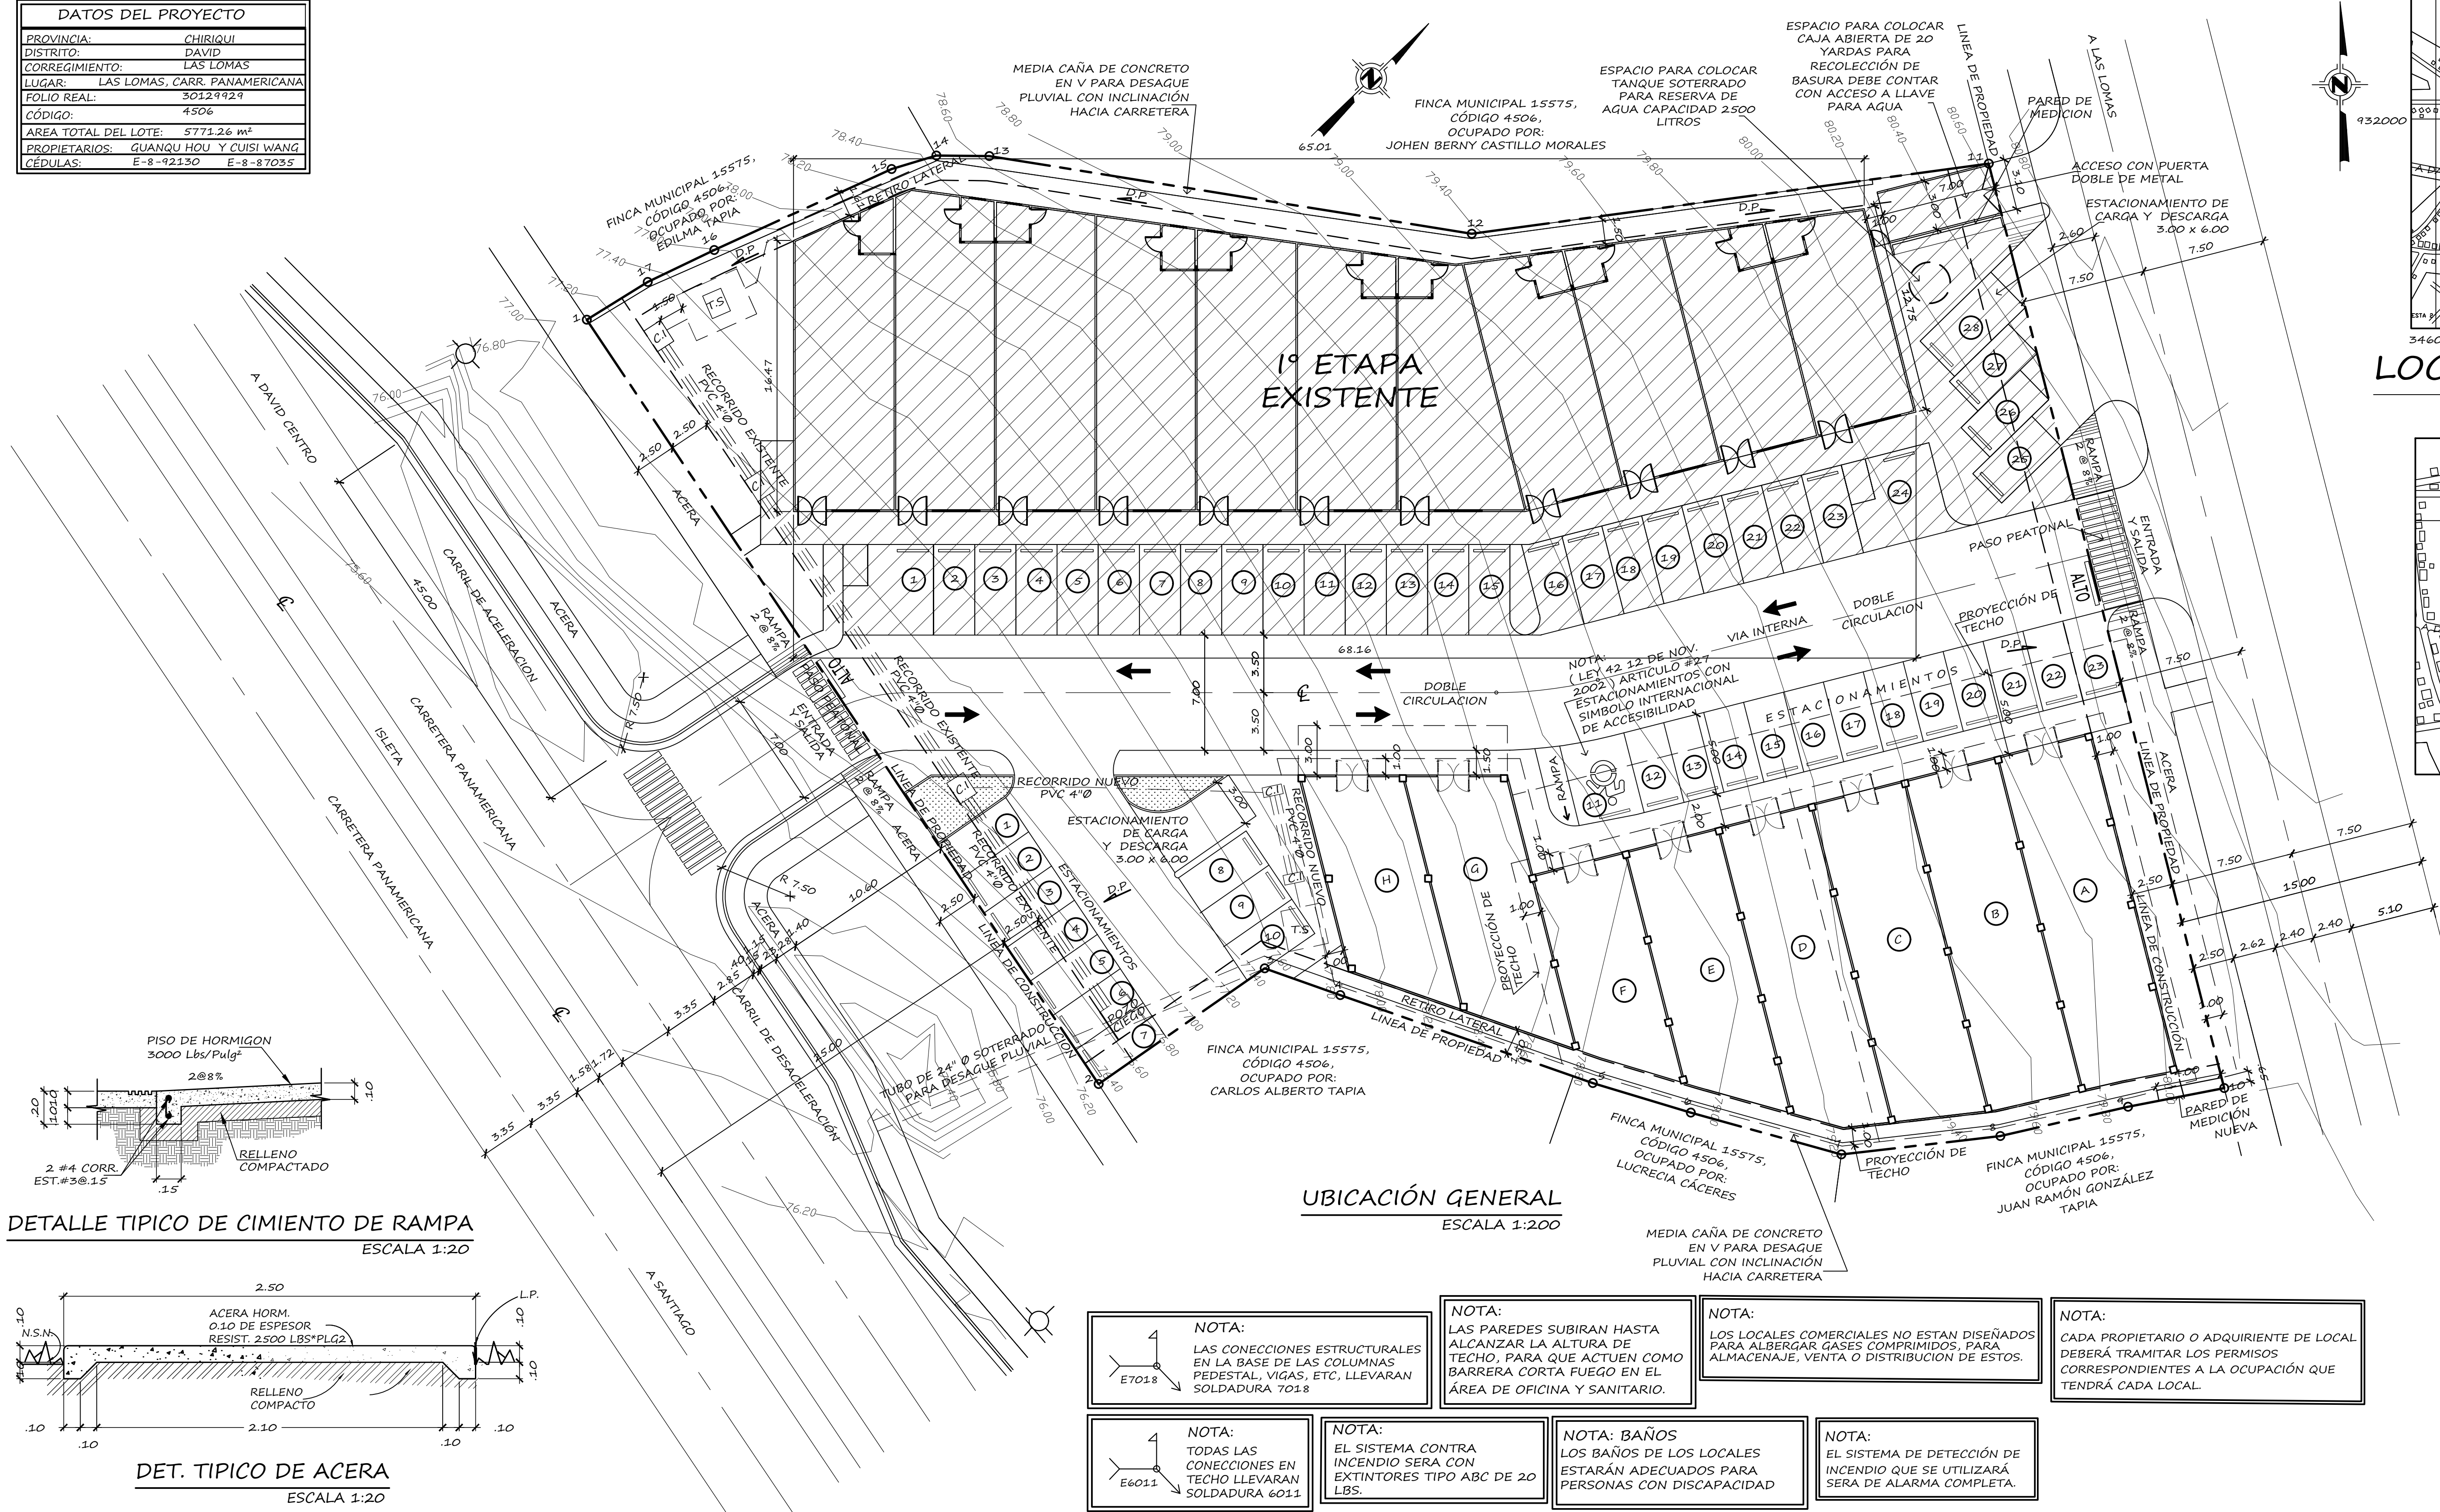


LOCALIZACIÓN REGIONAL
ESCALA 1: 8,000

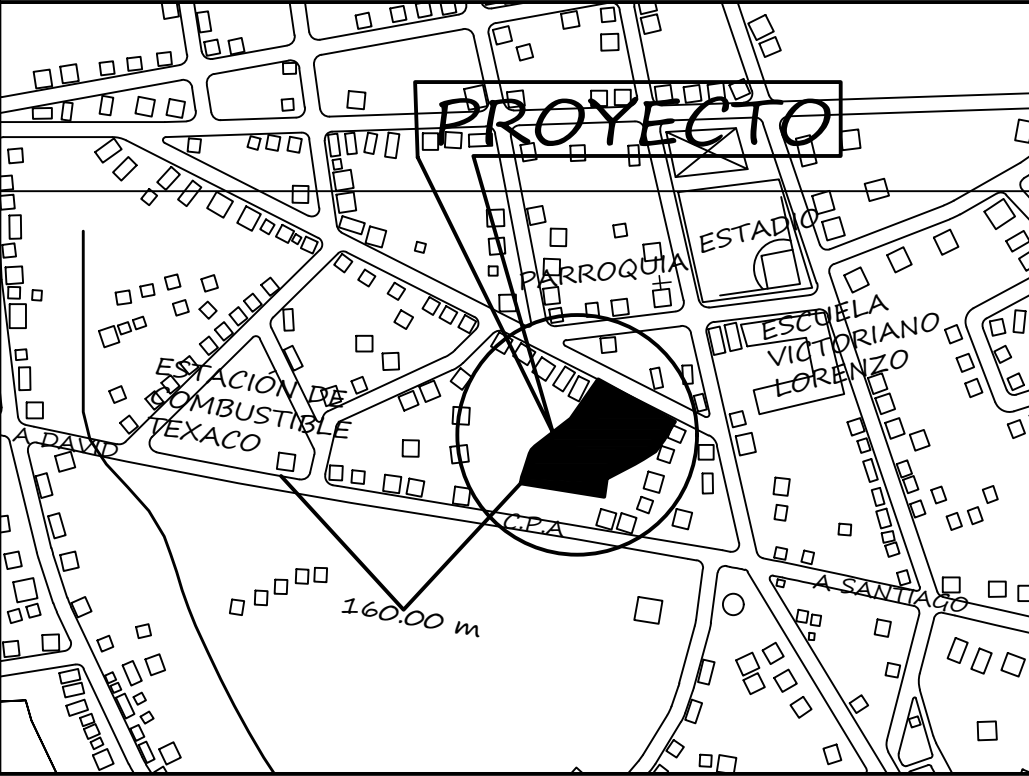

DETALLE DE AMARRE
ESCALA 1: 5,000

DATOS DE CAMPO		
ESTACIÓN	DISTANCIA (m)	RUMBO
1-2	55.86	S80°00'36"E
2-3	12.29	N08°55'37"E
3-4	4.87	N63°15'38"E
4-5	16.22	N62°58'57"E
5-6	6.22	N60°34'21"E
6-7	9.49	N59°20'12"E
7-8	9.71	N37°10'57"E
8-9	7.96	N30°51'01"E
9-10	5.95	N32°47'54"E
10-11	57.94	N60°29'48"E
11-12	31.68	S36°03'47"W
12-13	29.67	S52°56'15"W
13-14	3.22	S44°20'42"W
14-15	2.84	S26°54'40"W
15-16	11.84	S19°15'57"W
16-17	4.48	S18°53'34"W
17-1	4.35	S11°55'52"W

DETALLE TIPICO DE CIMIENTO DE RAMPA
ESCALA 1:20

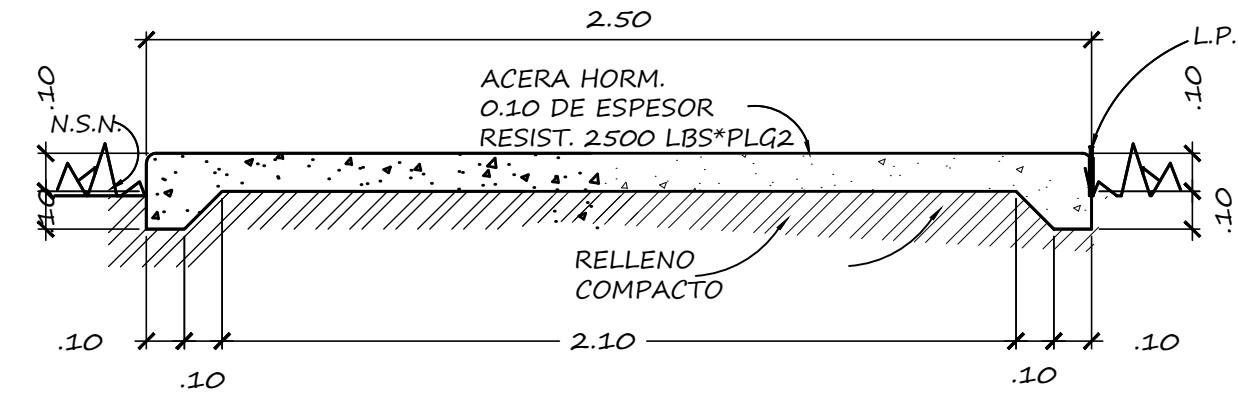

DET. TIPICO DE ACERA
ESCALA 1:20

- NOTA:

LAS CONECCIONES ESTRUCTURALES EN LA BASE DE LAS COLUMNAS PEDESTAL, VIGAS, ETC, LLEVARAN SOLDADURA 7018
- NOTA:

LAS PAREDES SUBIRAN HASTA ALCANZAR LA ALTURA DE TECHO, PARA QUE ACTUEN COMO BARRERA CORTA FUEGO EN EL ÁREA DE OFICINA Y SANITARIO.
- NOTA:

LOS LOCALES COMERCIALES NO ESTAN DISEÑADOS PARA ALBERGAR GASES COMPRIMIDOS, PARA ALMACENAJE, VENTA O DISTRIBUCION DE ESTOS.
- NOTA:

CADA PROPIETARIO O ADQUIRIENTE DE LOCAL DEBERÁ TRAMITAR LOS PERMISOS CORRESPONDIENTES A LA OCUPACIÓN QUE TENDRÁ CADA LOCAL.
- NOTA:

TODAS LAS CONECCIONES EN TECHO LLEVARAN SOLDADURA 6011
- NOTA:

EL SISTEMA CONTRA INCENDIO SERA CON EXTINTORES TIPO ABC DE 20 LBS.
- NOTA: BAÑOS

LOS BAÑOS DE LOS LOCALES ESTARÁN ADECUADOS PARA PERSONAS CON DISCAPACIDAD
- NOTA:

EL SISTEMA DE DETECCIÓN DE INCENDIO QUE SE UTILIZARÁ SERA DE ALARMA COMPLETA.

DDDD

DIOGENES CAMARGO ARQUITECTO			
PROPIEDAD DE: GUANQU HOU CÉDULA: E-8-92130	CUI SI WANG CÉDULA: E-8-87035	ANTEPROYECTO: LOCALES COMERCIALES	CONTENIDO: -UBICACIÓN GENERAL -LOCALIZACIÓN REGIONAL -DETALLE DE AMARRE -CUADROS Y NOTAS -DETALLES
CÁLCULO ESTRUCTURAL: ING. JOSÉ MORALES	DISEÑO: ARQ. DIOGENES CAMARGO	PROPIETARIO:	
PLOMERÍA TEC. ARQUIMEDES MORALES	APROBADO:	FECHA: OCTUBRE 2021	
ELECTRICIDAD ING. MARTÍN SANJUR	ING. MUNICIPAL	ESCALAS: INDICADAS	
DIBUJO: ARQ. YASMINA GONZÁLEZ		HOJA: 1 DE 5	