


Cod.: PA03C1-02-61-M115-0003-R8

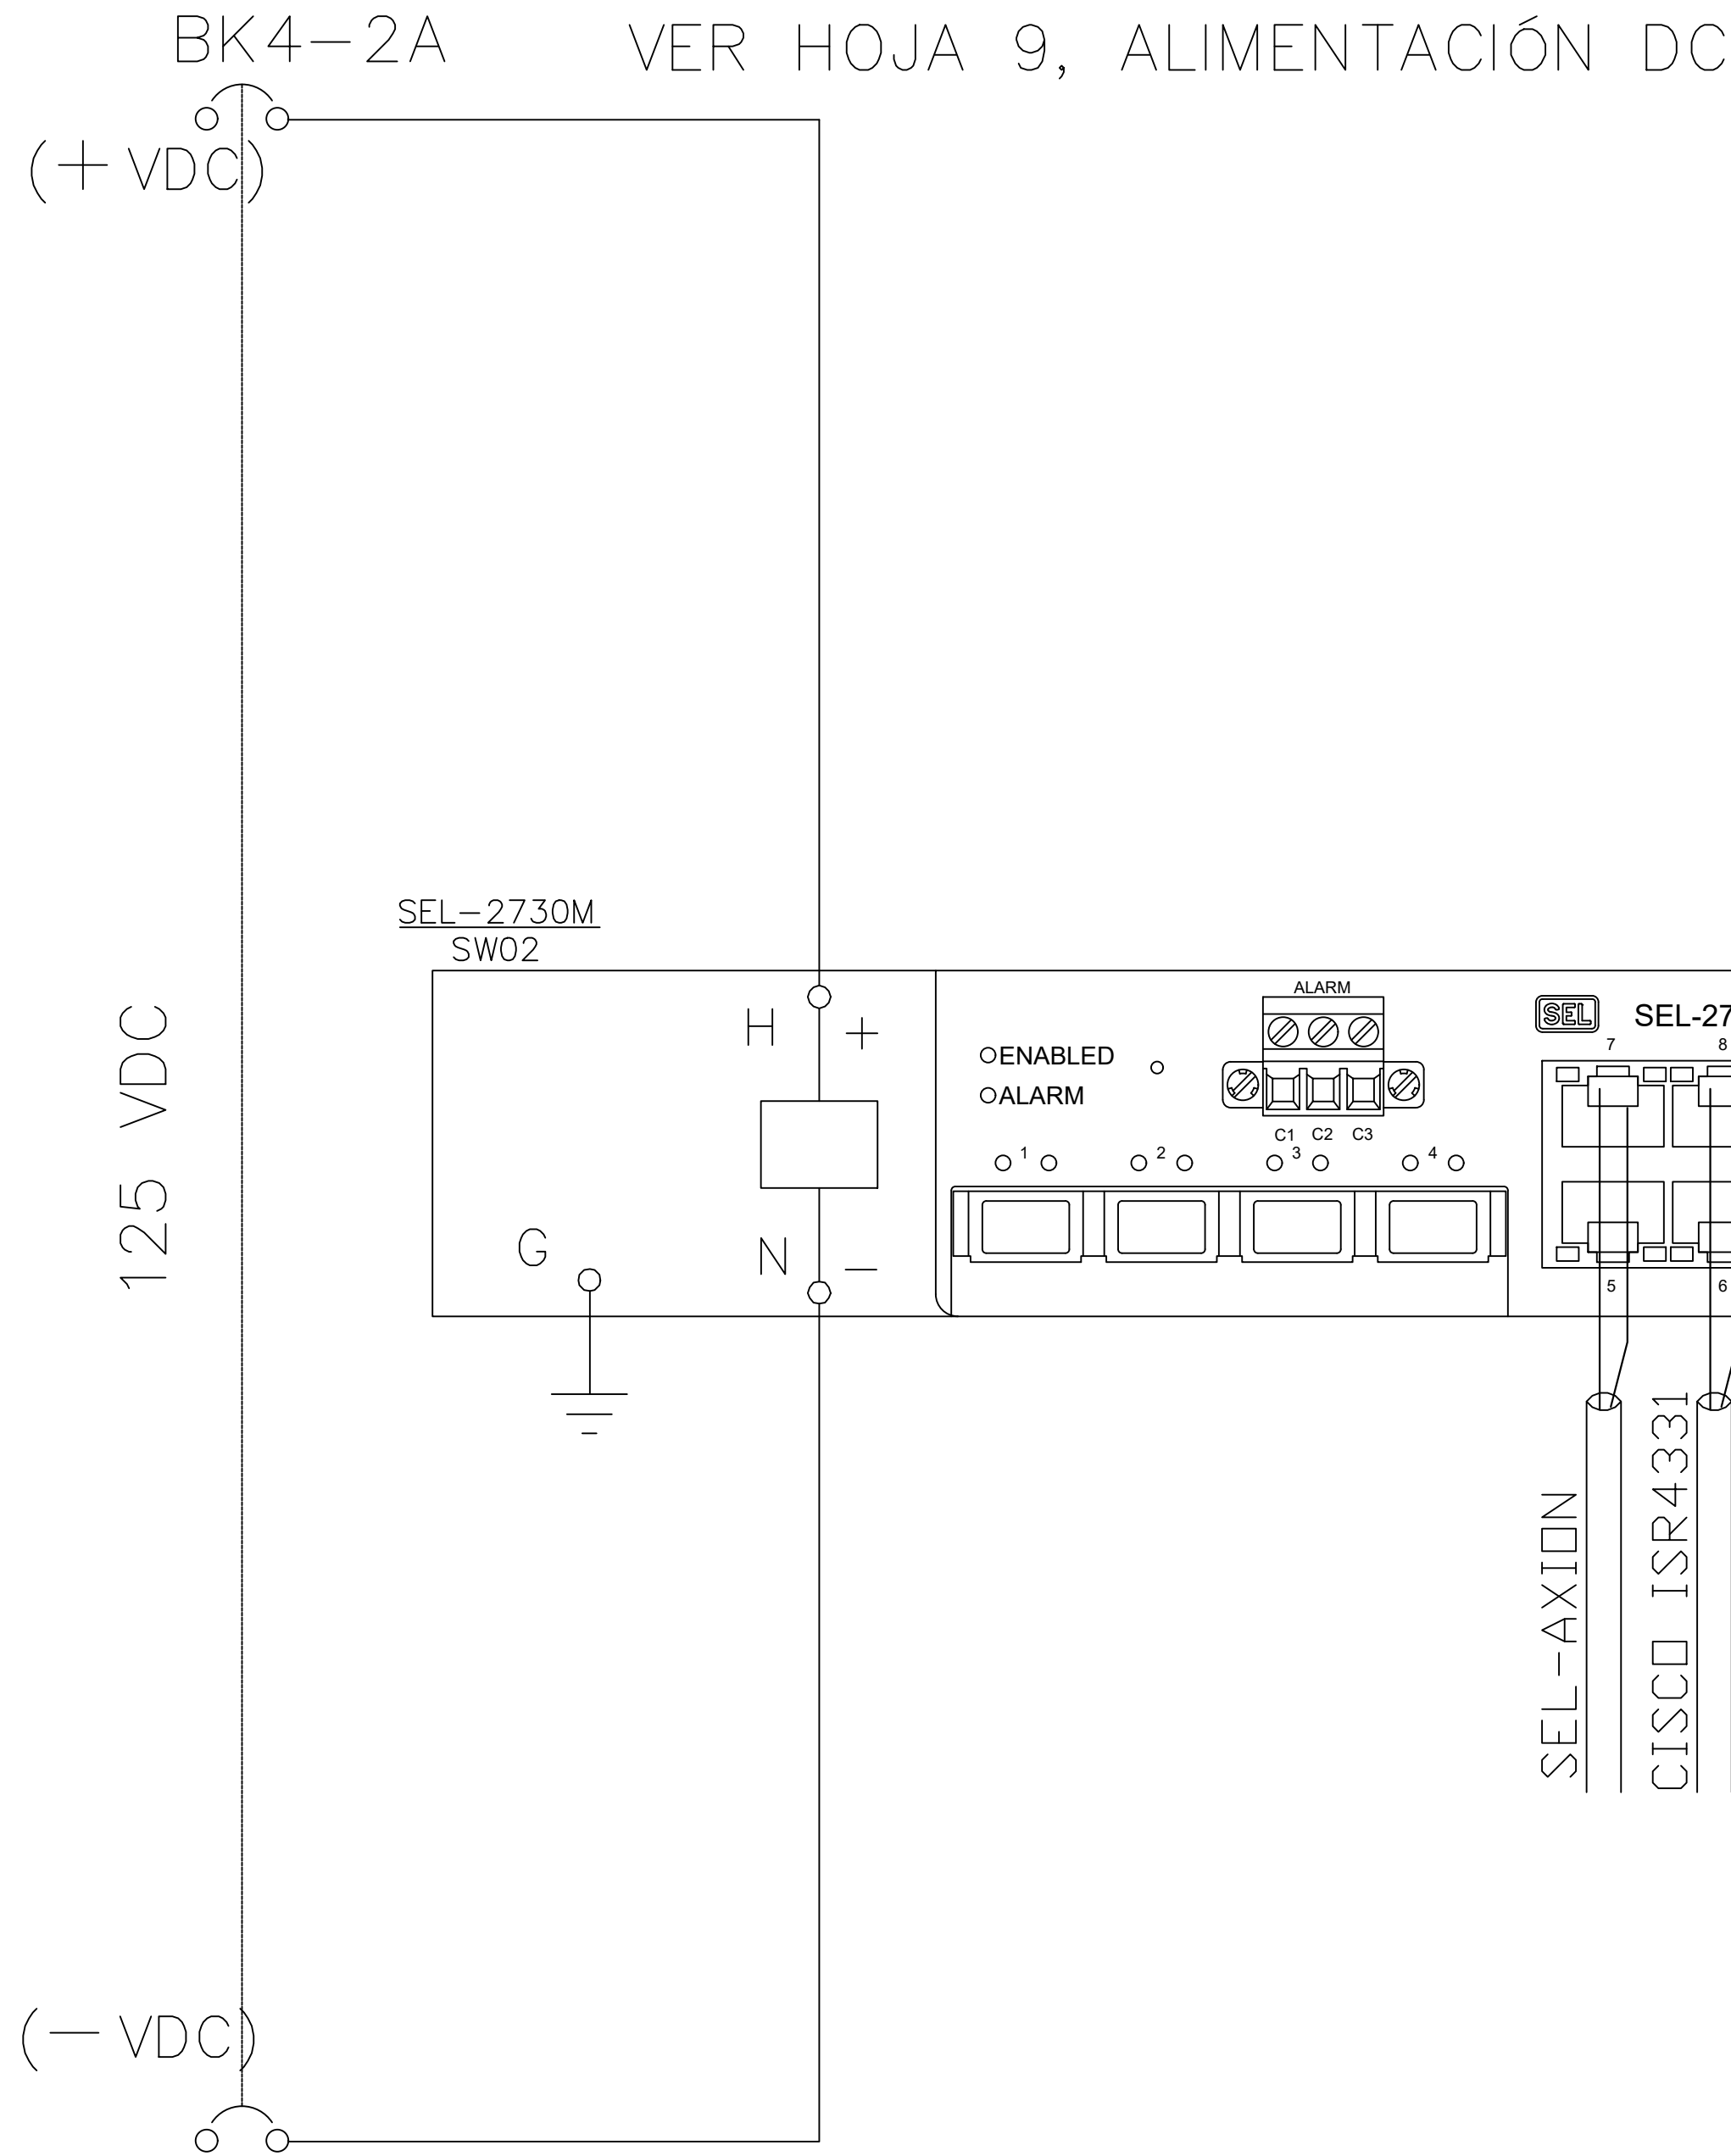

SWITCH DE COMUNICACIONES 01
SIN ESCALA

Cable Ethernet CAT6
SFTP
Cable Fibra Multimodo dos hilos

DIRECTOR DE OBRAS
Y CONSTRUCCIONES MUNICIPALES

DIRECTOR NACIONAL DE INGENIERIA
IDAAN



CONSORCIO ACCIONA PANAMA OESTE



REV.	FECHA	STATUS/DESCRIPCION	BY	CHKD	DEC	LEAD	ENG	COORD	PROJ	MGR
B	28-12-2021	POR COMENTARIOS	ARC	HCW	HCW	HCW	HCW			
A	8-9-2021	PARA APROBACION	ARC	HCW	HCW	HCW	HCW			

ESTUDIO, DISEÑO Y CONSTRUCCIÓN DE LA PLANTA
POTABILIZADORA ING. JOSÉ GUILLERMO RODRÍGUEZ.
PANAMÁ OESTE.
CORREGIMIENTO ARRAIJAN (CABECERA)
DISTRITO DE ARRAIJAN
PROVINCIA DE PANAMA OESTE

DATE / FECHA: 28/12/2021

ESCALA / ESCALA: INDICADA

SHEET No / HOJA No: 2 of 9

CONTRACT / CONTRATO:

IDAAN-CONSORCIO ACCIONA PANAMA OESTE

DRAWING NUMBER / PLANO NUMERO:

PA03C1-02-61-M115-0003

CAD FILE NAME / ARCHIVO CAD:

PA03C1-02-61-M115-0003-R8.dwg

ALTERNATIVE NUMBER / NUMERO ALTERNATIVO:

UNIFILAR
SISTEMA DE COMUNICACIONES / SCADA
SUBESTACION TOMA

B