


Cod.: PA03C1-02-61-M115-0003-RB

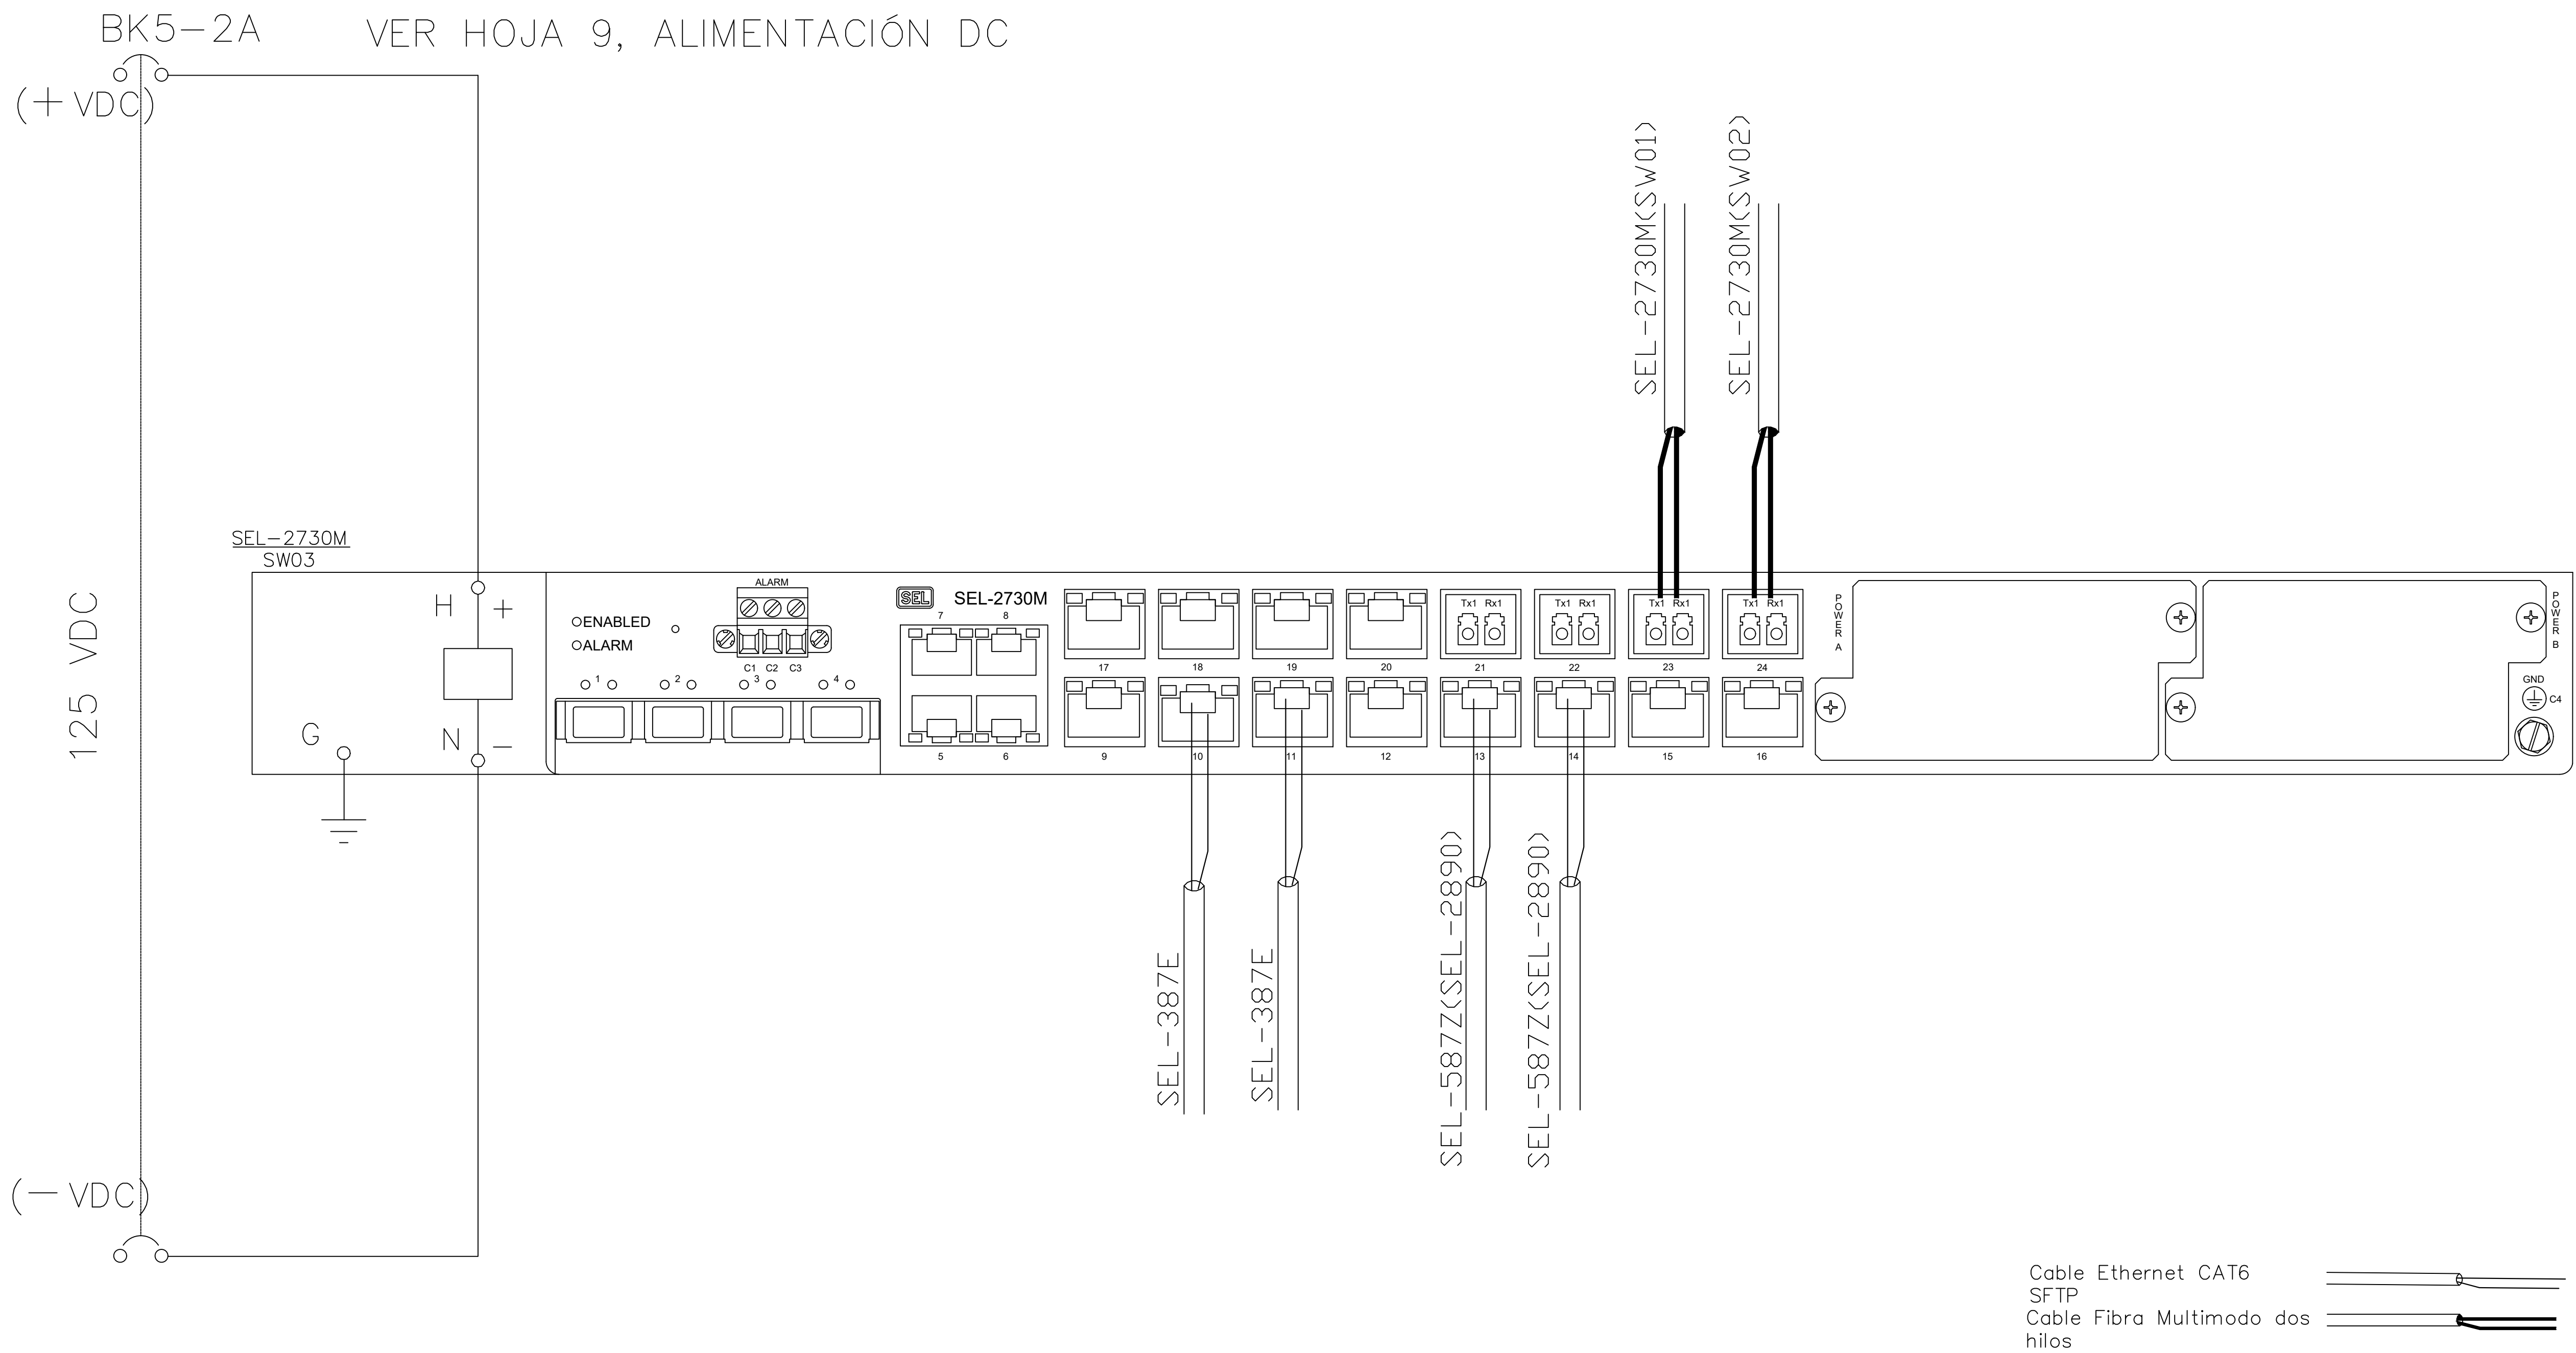

SWITCH DE COMUNICACIONES 01
SIN ESCALA

DIRECTOR DE OBRAS
Y CONSTRUCCIONES MUNICIPALES

DIRECTOR NACIONAL DE INGENIERIA
IDAAN



CONSORCIO ACCIONA PANAMA OESTE



REV.	DATE	STATUS/DESCRIPTION	BY	CHKD	SEC. LEAD	ENG. COOR.	PROJ. MGR.
B	28-12-2021	POR COMENTARIOS	ARC	HCW	HCW	HCW	HCW
A	8-9-2021	PARA APROBACIÓN	ARC	HCW	HCW	HCW	HCW

ESTUDIO, DISEÑO Y CONSTRUCCIÓN DE LA PLANTA
POTABILIZADORA ING. JOSÉ GUILLERMO RODRÍGUEZ.
PANAMÁ OESTE.
CORREGIMIENTO ARRAIJAN (CABECERA)
DISTRITO DE ARRAIJAN
PROVINCIA DE PANAMA OESTE

DATE / FECHA:	28/12/2021
ESCALA / ESCALA:	INDICADA
SHEET No / HOJA No:	3 of 9
CONTRACT / CONTRATO:	
IDAAN-CONSORCIO ACCIONA PANAMA OESTE	

DRAWING NUMBER / PLANO NUMERO:

CAD FILE NAME / ARCHIVO CAD:

ALTERNATIVE NUMBER / NUMERO ALTERNATIVO:

REVISION:

UNIFILAR
SISTEMA DE COMUNICACIONES / SCADA
SUBESTACIÓN TOMA

PA03C1-02-61-M115-0003

PA03C1-02-61-M115-0003-RB.dwg

PA03C1-02-61-M115-0003-RB.dwg

B