

OCCUPACION:
LA OCUPACION DE ACUERDO AL CODIGO DE SEGURIDAD HUMANA NFPA-101 ES MIXTA. SE CALIFICA PARA LA ESTACION DE COM-BUSTIBLE EN INDUSTRIA Y PARA TIENDA EN ADMINISTRATIVA Y MERCAN-TIL PARA TIENDA

RIESGO:
EL RIESGO DE ACUERDO AL CODIGO DE SEGURIDAD HUMANA NFPA-101 SE CALIFICA PARA LA ESTACION DE COM-BUSTIBLE EN RIESGO MODERADO. PARA LA OFICINA Y TIENDA, EL RIESGO ES CONSIDERADO ENLIGERO

RES. CDZ-003/99:
SEGUN LA RESOLUCION CDZ-003/99 EL TIPO DE ESTACION DE COM-BUSTIBLE ES:
ESTACION DE COM-BUSTIBLE PERMANENTE

DETECCION DE INCENDIO:
DISEÑO DEL SISTEMA DE DETECCION, ANUNCIO Y NOTIFICACION DE INCENDIOS DE ACUERDO A LA NORMA NFPA-72 VIGENTE PARA LA REPUBLICA DE PANAMA




SISTEMA ELECTRICICO:
EL DISEÑO DEL SISTEMA ELECTRICO SERA DE ACUERDO AL REGLAMENTO DE INSTALACIONES ELECTRICAS, NORMA NFPA 70, NEC-2014, VIGENTE PARA LA REP. DE PANAMA

MATERIALES:
TODO EL MATERIAL INTERIOR DE PUERTAS, CORTINAS, ALFOMBRAS, ETC. DEBERAN SER RETARDANTES AL FUEGO. MINIMO 1 HORA (NFPA-101)
PROTECCION PASIVA CONTRA EL FUEGO PARA LA ESTRUCTURA DE ACERO (CERTIFICACION, U.I.)

NOTA:
ESTE PROYECTO NO LLEVARA SISTEMA DE GAS Y TODAS LAS PAREDES INTERNAS Y EXTERNAS DEBERAN SER RETARDANTES AL FUEGO, ACTUEN COMO CORTAFUEGO

NOTA:
SE UBICARAN TANQUES CON ARENA O ACEBIN PARA MITIGAR POSIBLES DERRAMES DE COMBUSTIBLE EN EL PAVIMENTO DE LA ESTACION

SISTEMA EXTINCION:
SE COLOCARAN EXTINTORES DE POLVO QUIMICO SECO (P.O.S.) DE 20 LIBRAS DE CAPACIDAD TIPO ABC (NFPA-10) EL PROYECTO NO LLEVA SISTEMA DE ROCIADORES HIDRANTES.
NO SE CUENTA CON HIDRANTES A MENOS DE 75 METROS YA QUE EL SECTOR DE VARIAL DE BOQUERON, ES SEMI-RURAL, SE INSTALARAN HIDRANTES PRIVADOS, SEGUN NORMA NFPA 1 VIGENTE

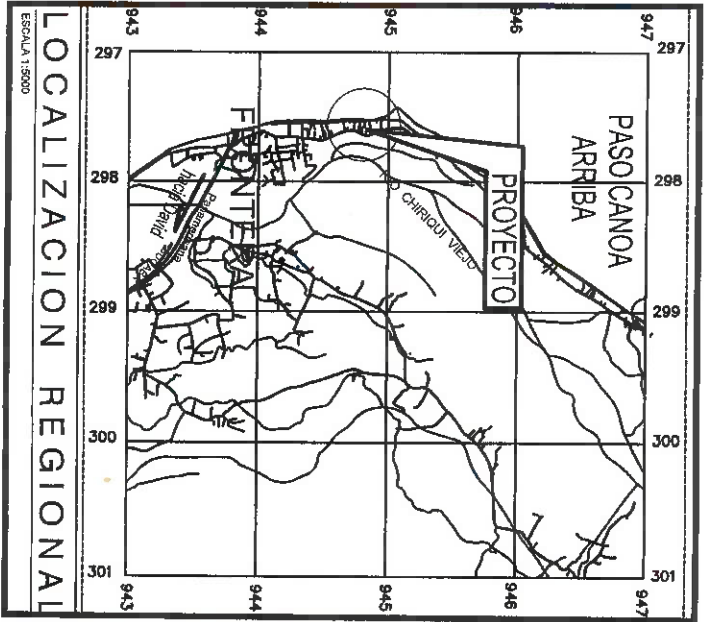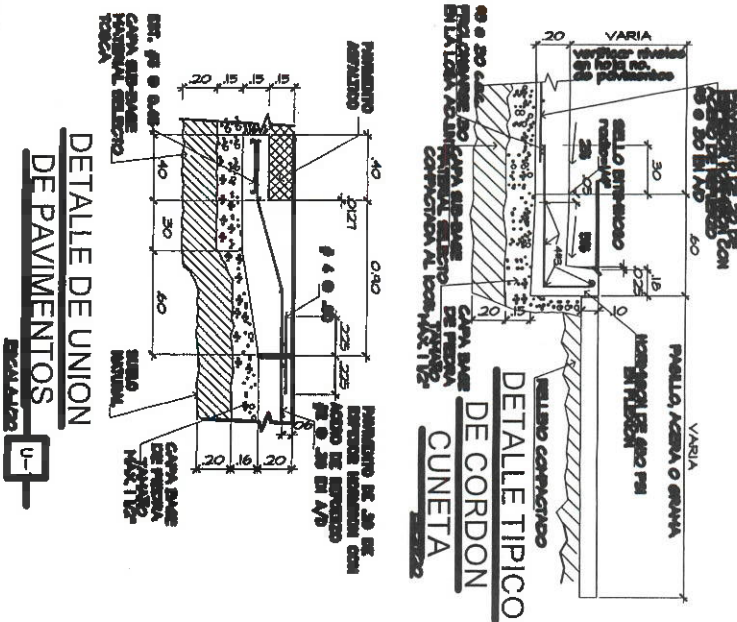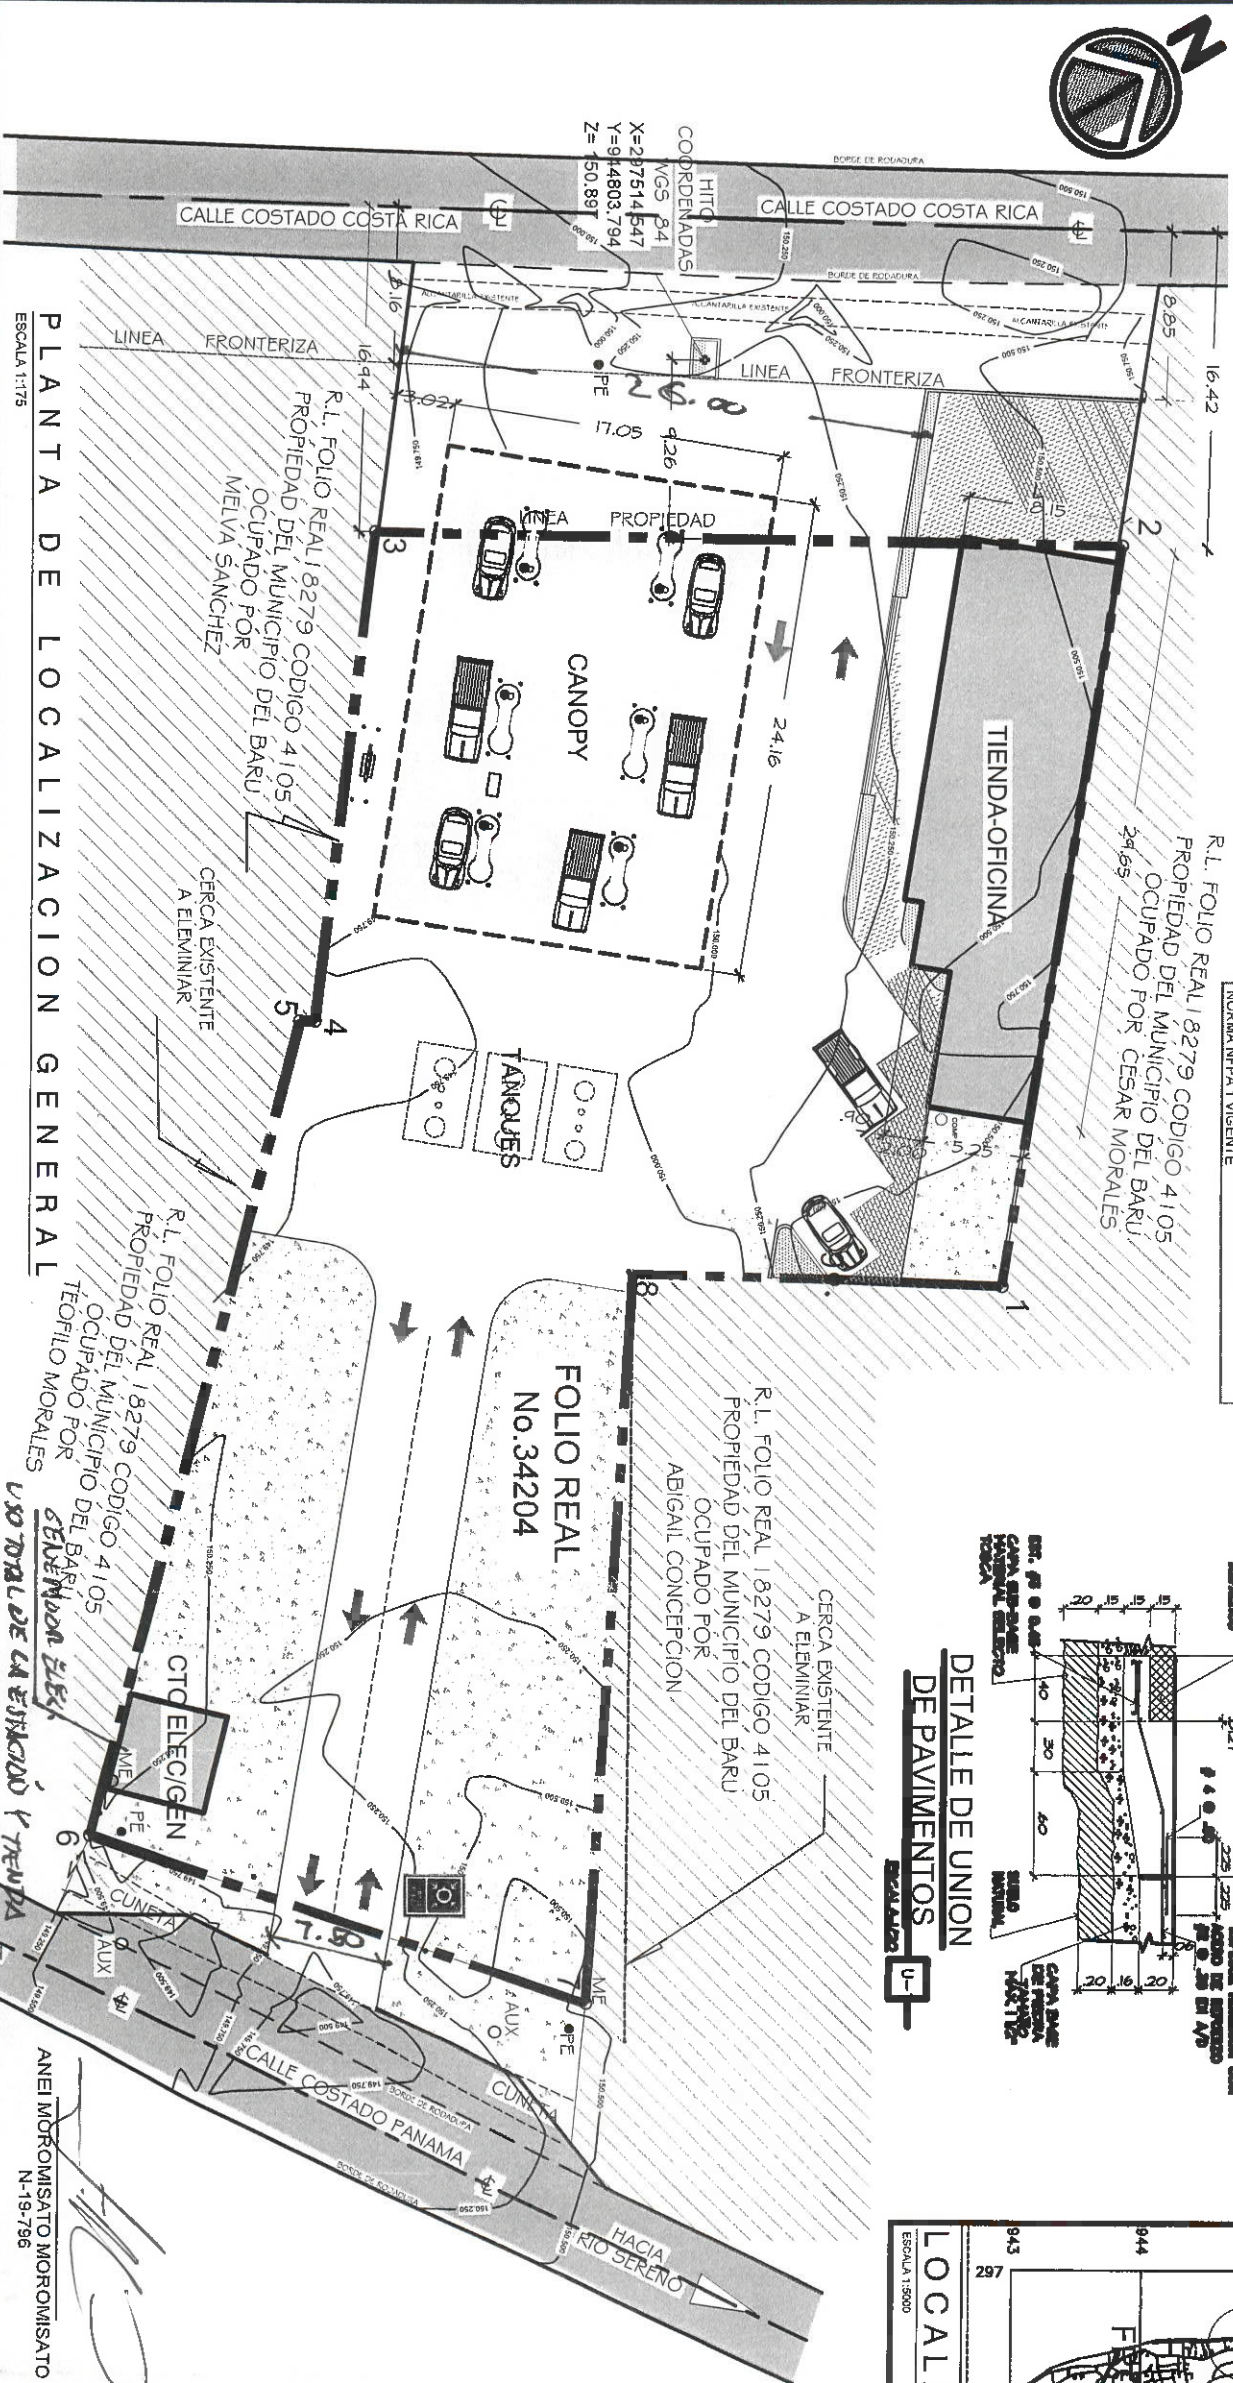

TANQUES DE COMBUSTIBLE:
MATERIAL: PLASTEEL
FABRICANTE: CORREGUA - PANAMA
CAPACIDAD: 10,000 gal
PRODUCTO: GASOLINA 91
10,000 gal
DIESEL

PROTECCION CORROSION:
LAS TUBERIAS DE PRODUCTO SERAN DE POLETIL-UPP DE ALTA DENSIDAD
LAS TUBERIAS ELECTRICAS SOTERRADAS SERAN DE ACERO Y SE APLICARA PINTURA BITUMINOSA
SISTEMA DE ALVIDO, VER DETALLES DEN ELEVACIONES

DATOS DE CAMPO LOTE INSCRITO		
ESTACION	DISTANCIA	RUMBOS
1-2	38.25	N 87° 57' 00" W
2-3	38.32	S 06° 06' 00" E
3-4	25.01	N 89° 54' 00" E
4-5	0.77	S 08° 31' 00" E
5-6	43.40	S 83° 00' 00" E
6-7	26.84	N 11° 30' 00" E
7-8	37.75	S 86° 18' 00" W
8-9	10.35	N 05° 42' 00" W
9-1	8.60	N 04° 36' 00" W

REGISTRO DE LA PROPIEDAD	
FOLIO REAL: 34204	CODIGO DE UBICACION: 4501
SUPERFICIE: 2,223.88 M2	
PROPIETARIO: WEI ZHAO QIU	
ARRENDATARIO: INVERSIONES COMERCIALES ABC, S.A.	
DETALLES DE AREAS	
CANOPY	411.75 m2
TIENDA	185.10 m2
OFICINA	25.35 m2

ANTONIO A. VANNUCCHI C.

ARQUITECTO

Licencia No. 2006-001-034

FIRMA

Ley 11 del 26 de Enero de 1958


Junta Técnica de Ingeniería y Arquitectura



ANTONIO VANNUCCHI

ARQUITECTO





ESTACION DE COMBUSTIBLE FRONTERA ANTERPROYECTO	
PROMOTOR:	ING. ANTONIO VANNUCCHI
INVERSIONES COMERCIALES ABC, S.A.	REPRESENTANTE
ARRENDATARIO: INVERSIONES COMERCIALES ABC, S.A.	ARRENDATARIO
UBICACION:	ING. MUNICIPAL
DISTRITO:	PASO CANOAS ARRIBA
CONDOMINIO:	PROGRESO
PROYECTO:	PROGRESO

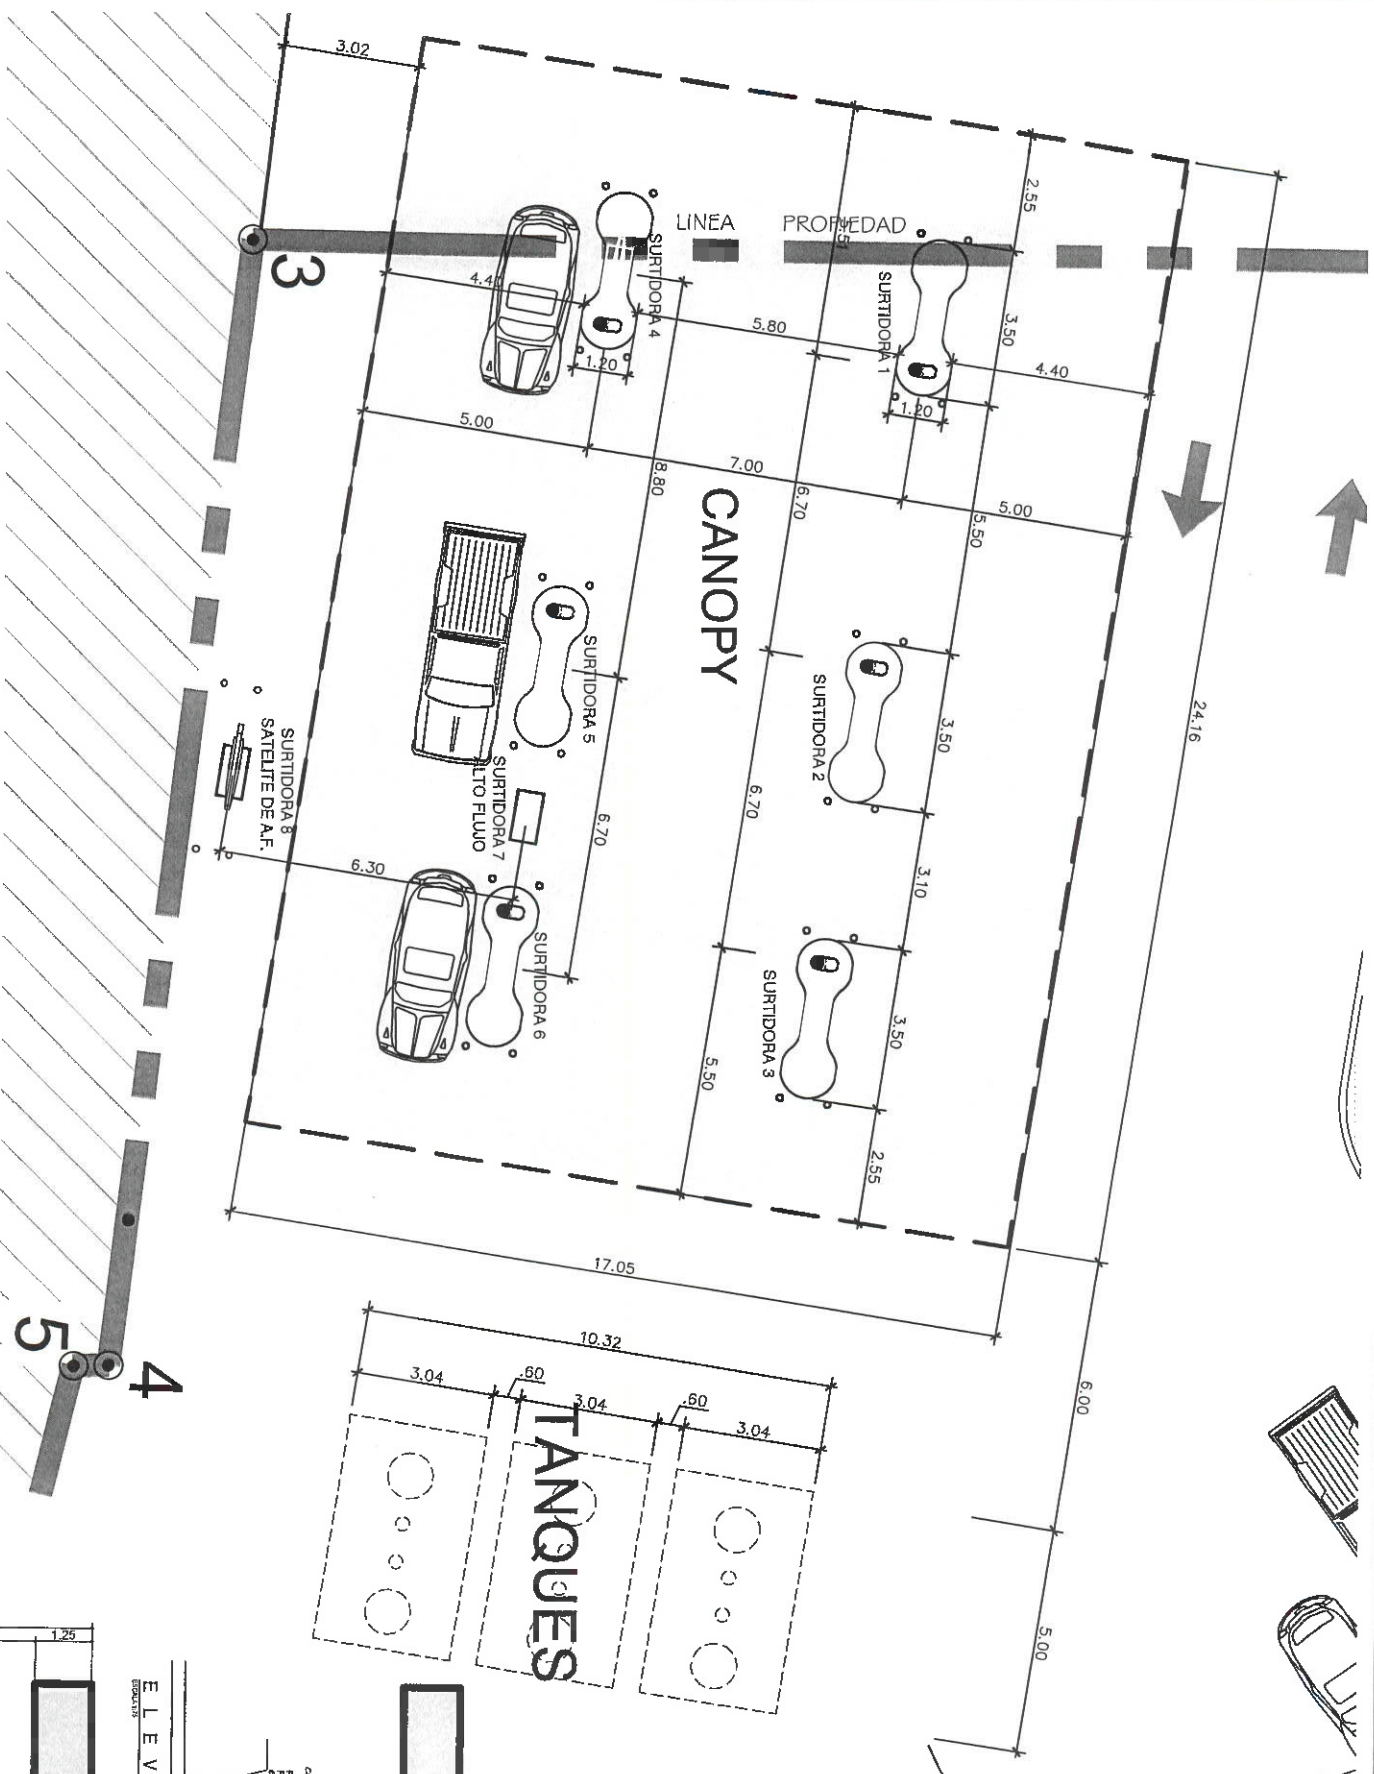

PLANTA DE CANOPY

ESCALA 1:75

A=030-24

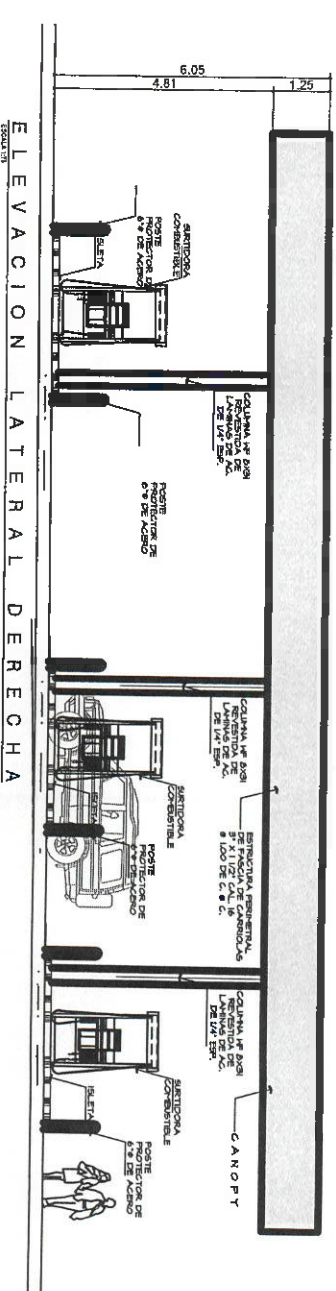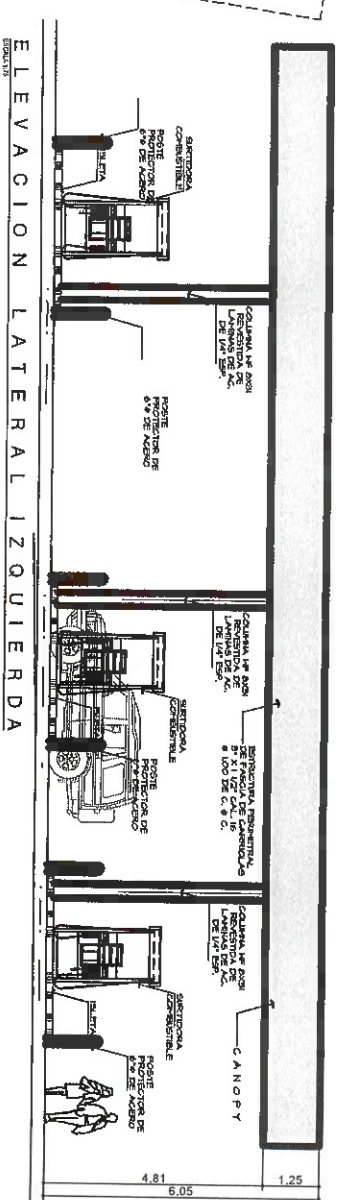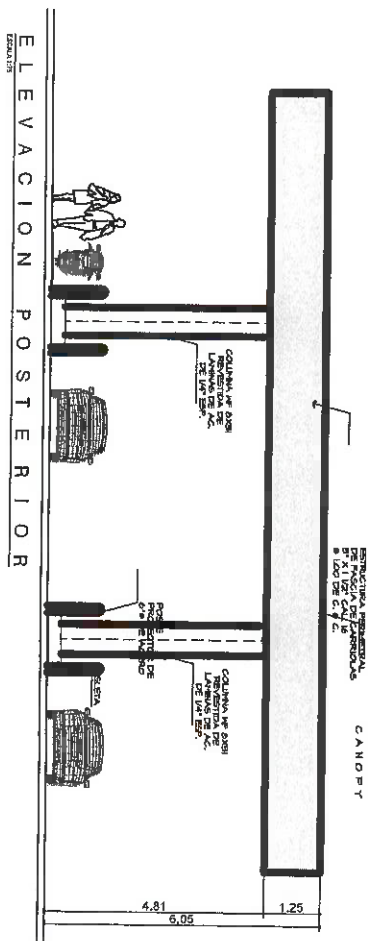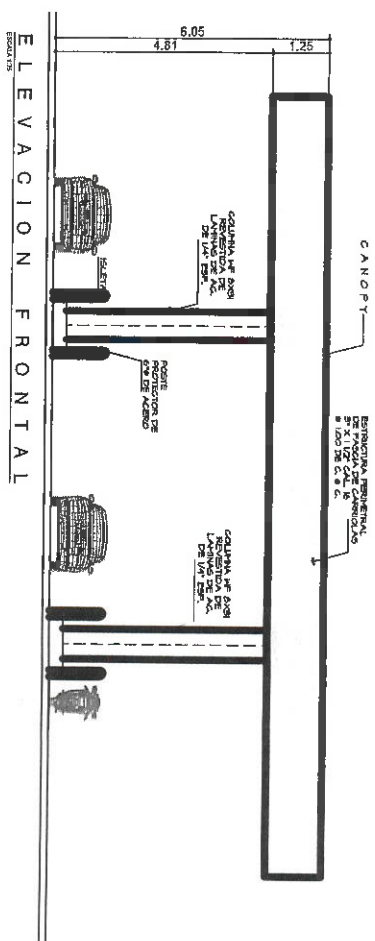

ANTONIO A. VANNUCCI C.

ARQUITECTO

Licencia No. 2006-001-034

FIRMA

Ley II del 26 de Enero de 1959

Junta Técnica de Ingeniería y Arquitectura

ESTACION DE COMBUSTIBLE FRONTERA

ANTEPROYECTO

PROMOTOR: INVERSIONES COMERCIALES ABC, S.A.

REPRESENTANTE: ANEL MOROMISATO MOROMISATO

ING. MUNICIPAL

UBICACION: PASO CANOAS ARRIBA

DISTRITO: BARIQUI


CORREGIMIENTO: PROGRESO

ESTADO: CAJAMA

PAIS: COLOMBIA

ESCALA: 1:500





FECHA: 15/03/2011

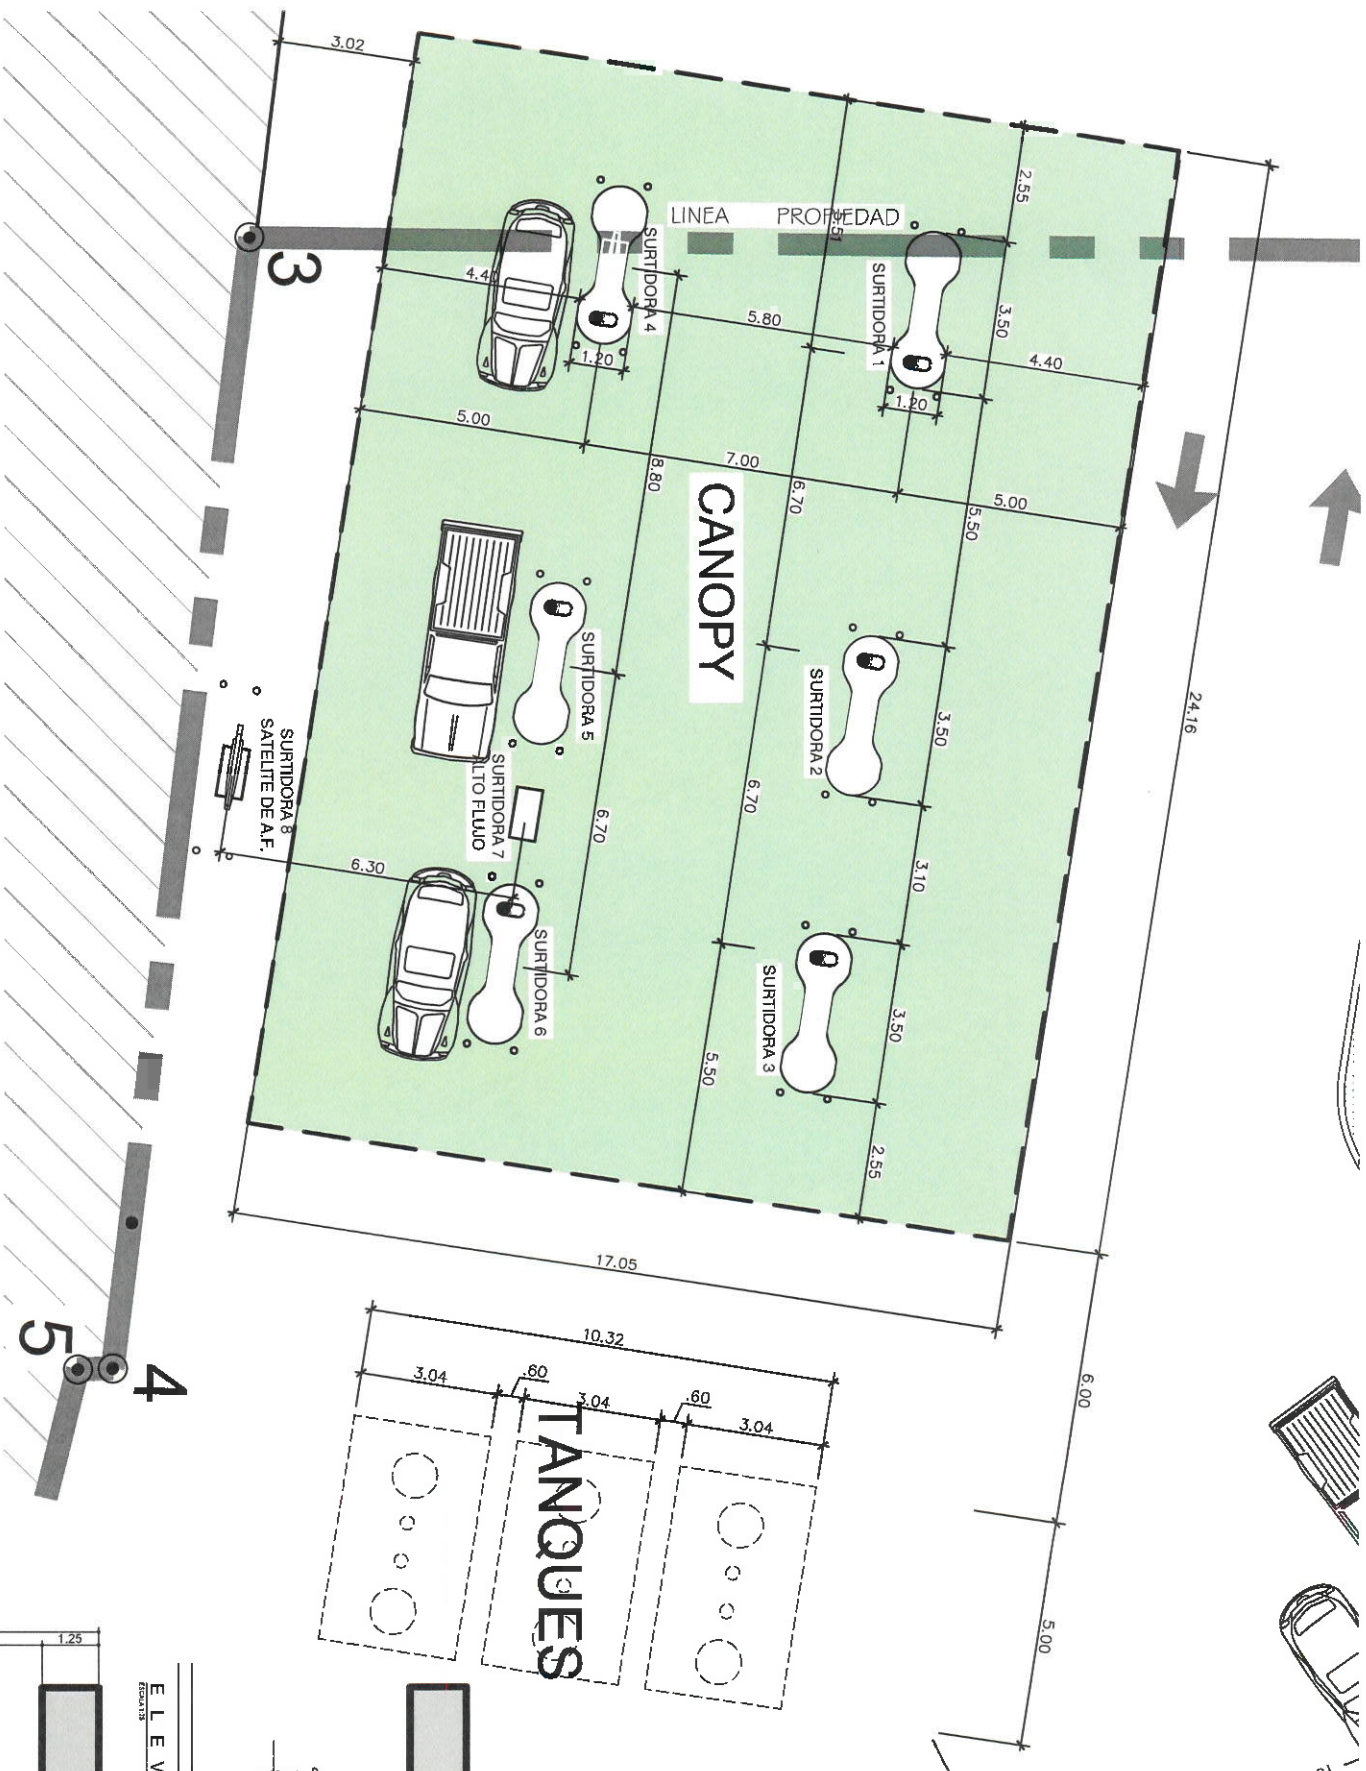

PLANTA DE CANOPY

ESCALA 1:75

A=030-24

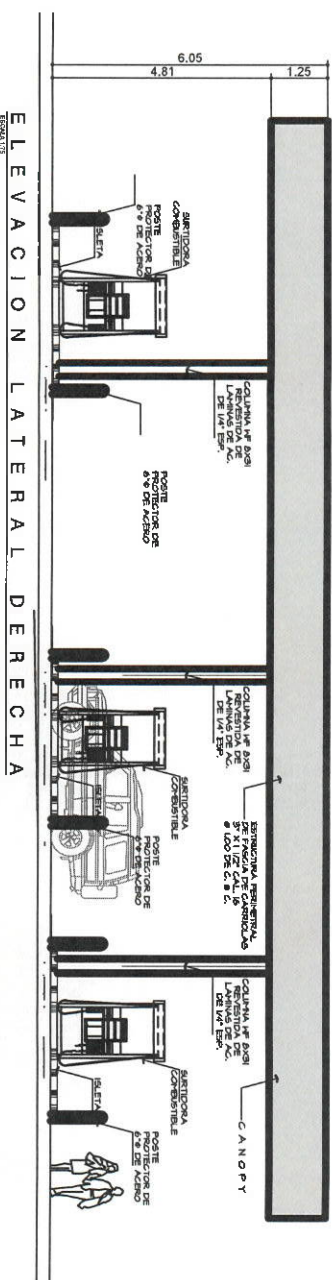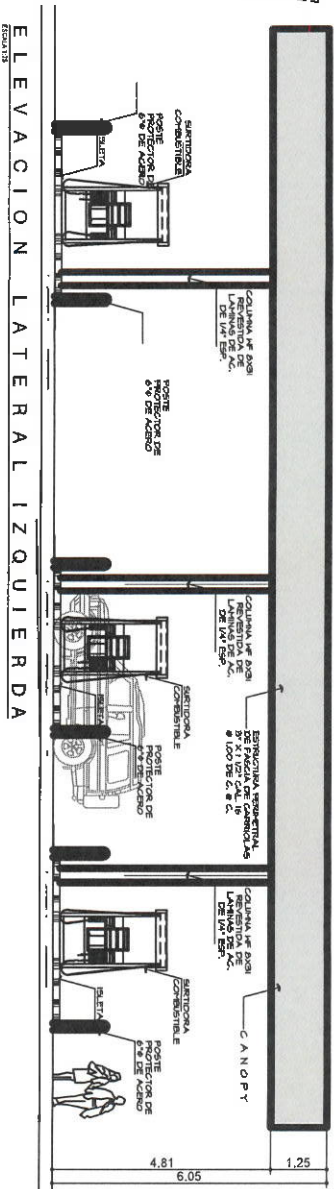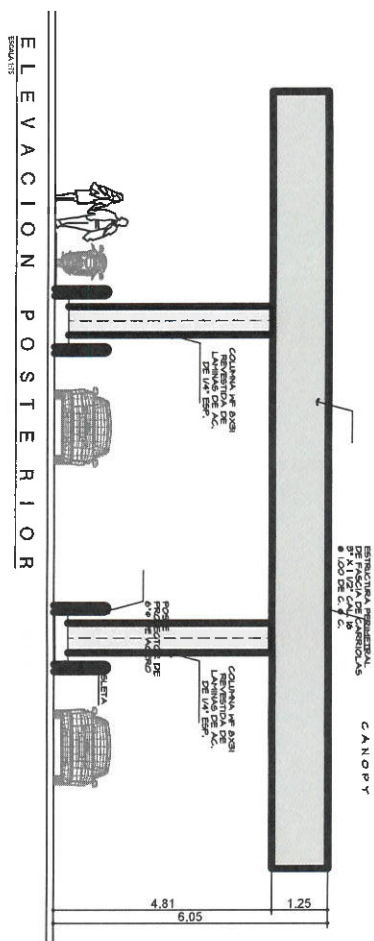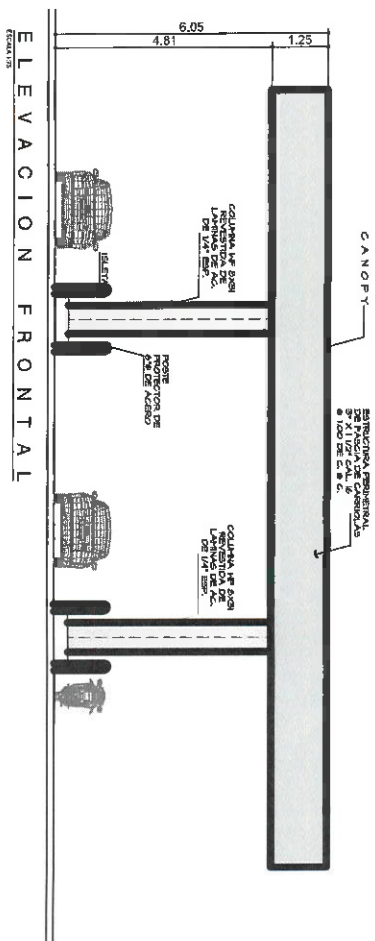

ANTONIO A. VANNUCCHI C.

ARQUITECTO

Licencia No. 2008-001-034

FIRMA

Ley 11 del 26 de Enero de 1959

Junta Técnica de Ingeniería y Arquitectura

ESTACION DE COMBUSTIBLE FRONTERA

ANTEPROYECTO

PROYECTOR: INVERSIONES COMERCIALES ABC, S.A.

REPRESENTANTE: ANEI MOROMISATO MOROMISATO

ANTONIO VANNUCCHI

ARQUITECTO

UBICACION: PASO CANOAS ARriba

PROVINCIA: CHIRIQUI

CONDOMINIO: PROGRESO




ING. MUNICIPAL: PASO CANOAS ARriba

REVISADO: PASO CANOAS ARriba


ELABORADO: PASO CANOAS ARriba

FECHA: 2008

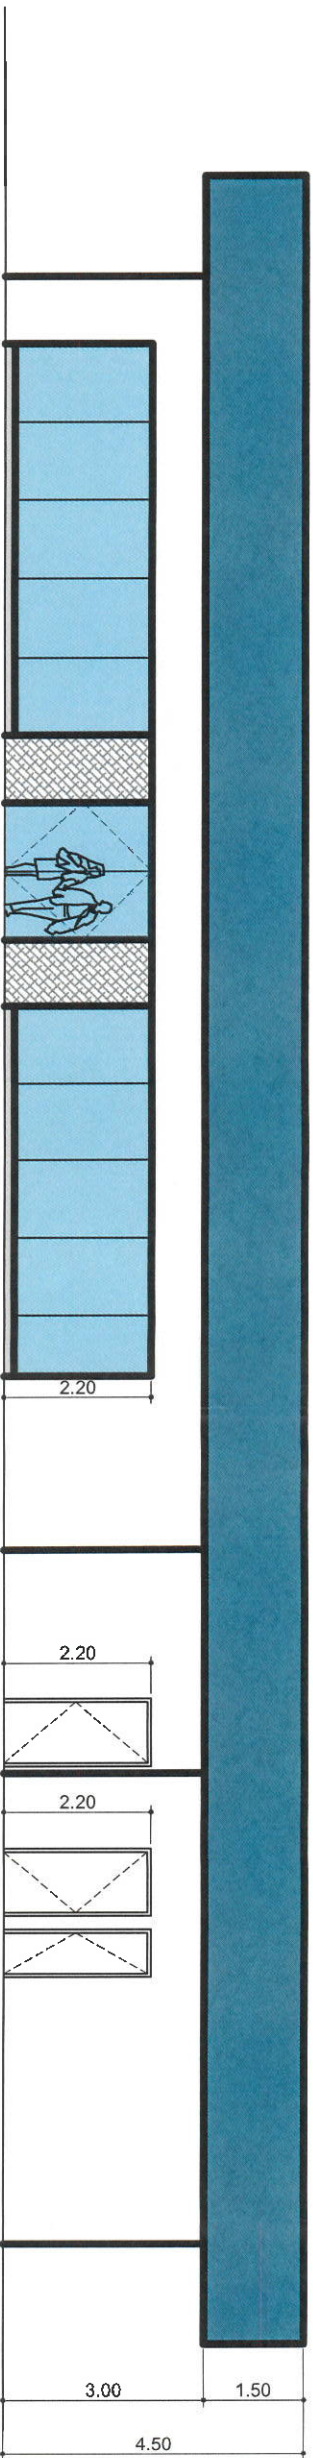


ELEVACION FRONTAL

ESCALA 1:50

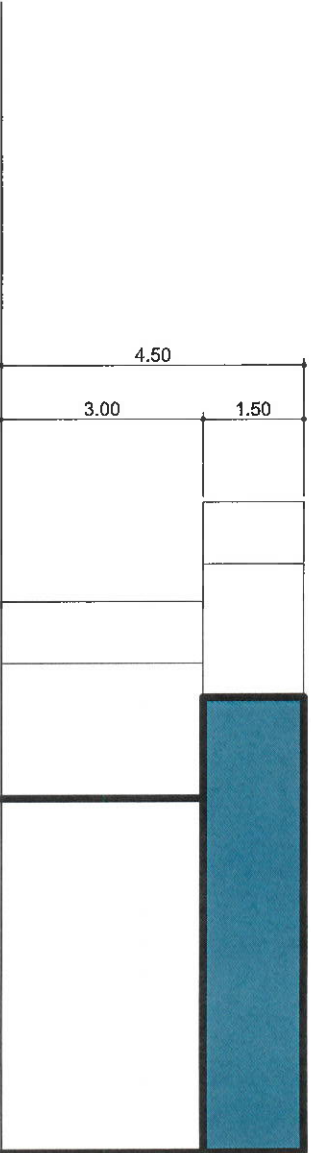


ELEVACION LATERAL DERECHA

ESCALA 1:50

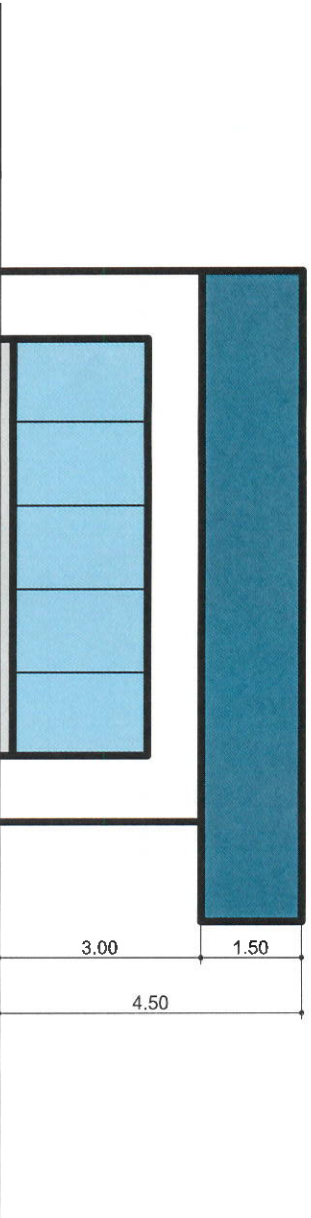

ELEVACION LATERAL IZQUIERDA

ESCALA 1:50

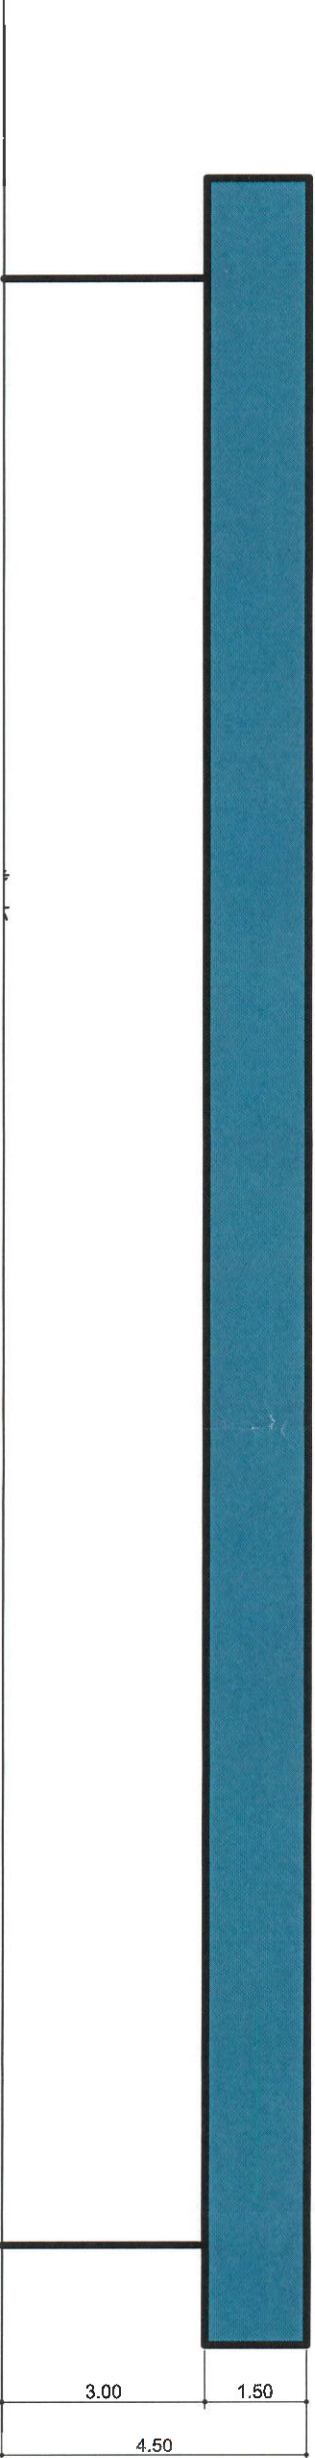

ELEVACION POSTERIOR

ESCALA 1:50

A-030-24

ANTONIO A. VANNUCCHI C.
ARQUITECTO
Licencia No. 2006-001-034

FIRMA
Ley 11 del 26 de Enero de 1968
Junta Técnica de Ingeniería y Arquitectura



ANTONIO VANNUCCHI
ARQUITECTO

ESTACION DE COMBUSTIBLE VARITAL
ANTEPROYECTO

PROMOTOR:
INVERSIONES COMERCIALES ABC, S.A.
REPRESENTANTE:
ANEI MOROMISATO MOROMISATO

ING. MUNICIPAL

UBICACION:
PASO CANOAS ARRIBA

DISTRITO:
SARINQUI

CORREIMIENTO:
PROGRESO

FECHA:
2006-001-034

NO APLICABLE



NO APLICABLE

NO APLICABLE

NO APLICABLE

NO APLICABLE

NO APLICABLE

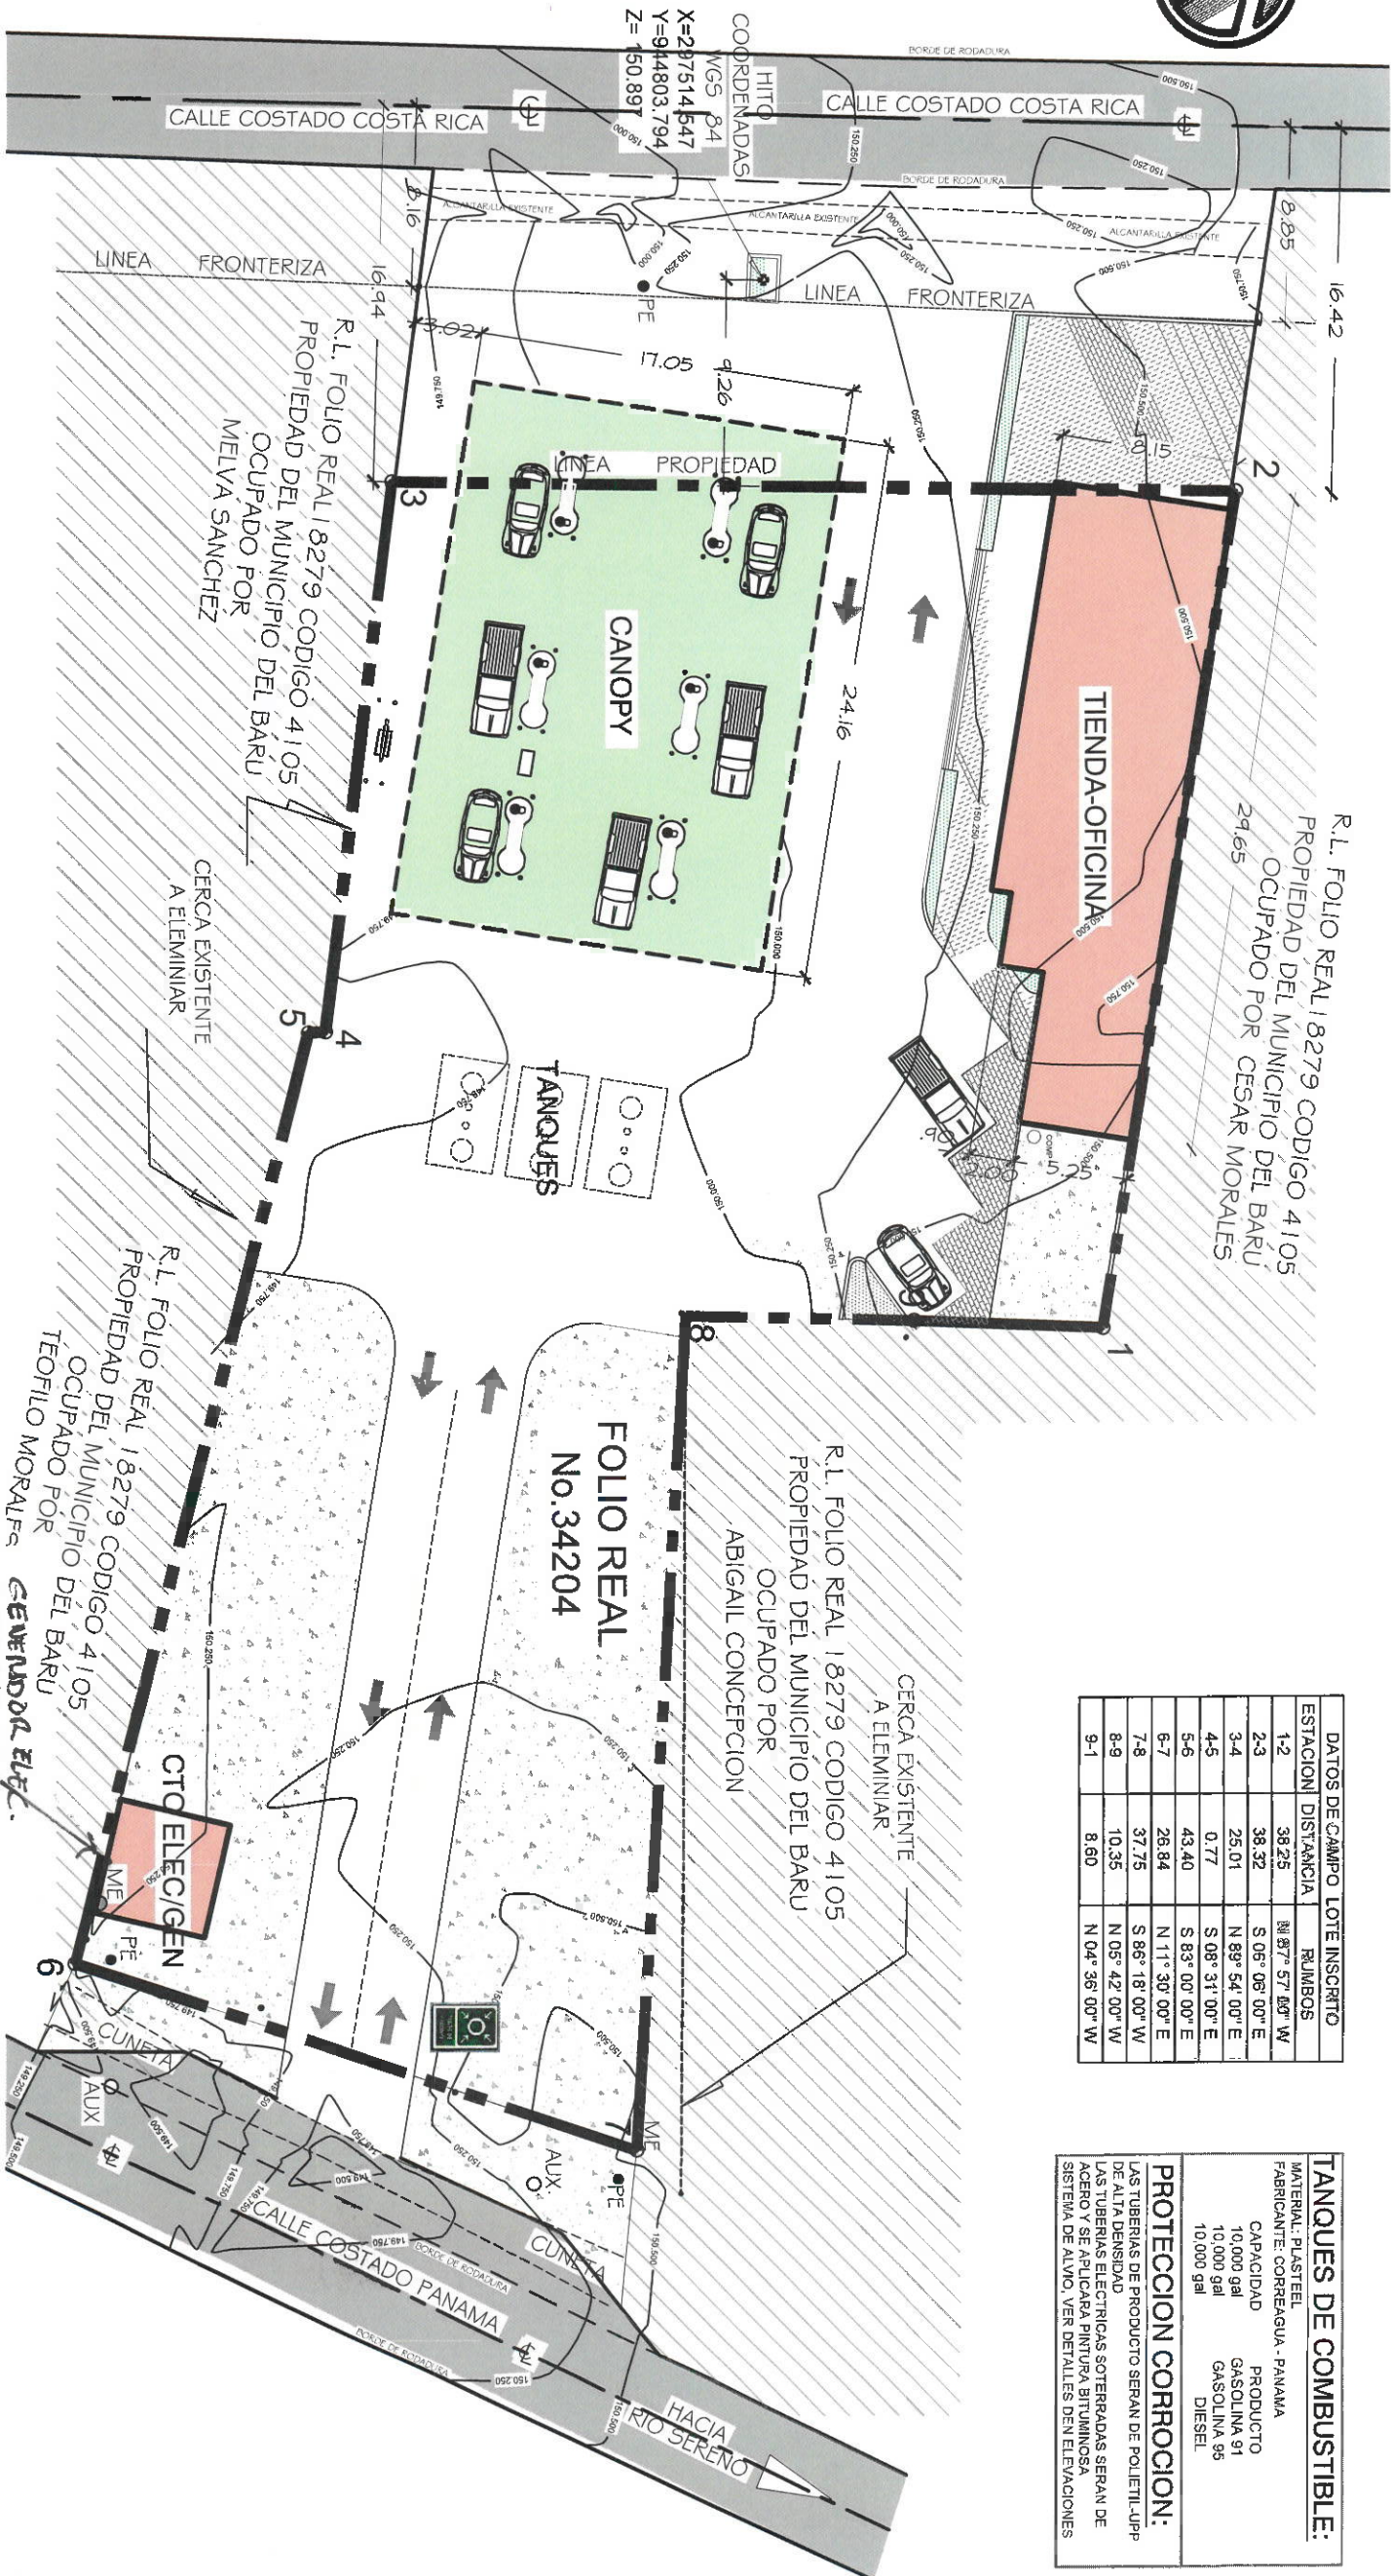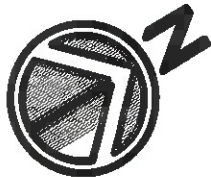

DATOS DE CAMPO LOTE INSCRITO			
ESTACION	DISTANCIA	RUMBOS	
1-2	38.25	N 87° 57' 00" W	
2-3	38.32	S 06° 06' 00" E	
3-4	25.01	N 89° 54' 00" E	
4-5	0.77	S 08° 31' 00" E	
5-6	43.40	S 83° 00' 00" E	
6-7	26.84	N 11° 30' 00" E	
7-8	37.75	S 86° 18' 00" W	
8-9	10.35	N 05° 42' 00" W	
9-1	8.60	N 04° 36' 00" W	

TANQUES DE COMBUSTIBLE:		
MATERIAL: PLASTEEI		
FABRICANTE: CORREAQUA - PANAMA		
CAPACIDAD	PRODUCTO	
10,000 gal	GASOLINA 91	
10,000 gal	GASOLINA 95	
10,000 gal	DIESEL	
PROTECCION CORROSION:		
LAS TUBERIAS DE PRODUCTO SERAN DE POLIETIL-UPP		
DE ALTA DENSIDAD		
LAS TUBERIAS ELECTRICAS SOTERRADAS SERAN DE		
ACERO Y SE ARTICULAN PINTURA BITUMINOSA		
SISTEMA DE ALIVO, VER DETALLES DEN ELEVACIONES		

PLANTA DE LOCALIZACION GENERAL
AMPLIACION

ESCALA 1:150

15-03-24

ANTONIO A. VANNUCCHI C.

ARQUITECTO

Licencia No. 2006-001-034

FIRMA

Ley 11 del 26 de Enero de 1959

Justia Técnica de Ingeniería y Arquitectura

ESTACION DE COMBUSTIBLE FRONTERA
ANTEPROYECTO

PROYECTOR:
INVERSIONES COMERCIALES ABC, S.A.

REPRESENTANTE:
ANIEL MOROMISATO MOROMISATO

ING. MUNICIPAL

PASO CANOAS ARRIBA

DISTRITO: CHIRIQUI

CONSEJERÍA: PROGRESO

ESTADISTICA

NO EXISTE

NO EXISTE

NO EXISTE

ASISTENTE MUNICIPAL

AYUDANTE

EXEJUTIVO

NO EXISTE